
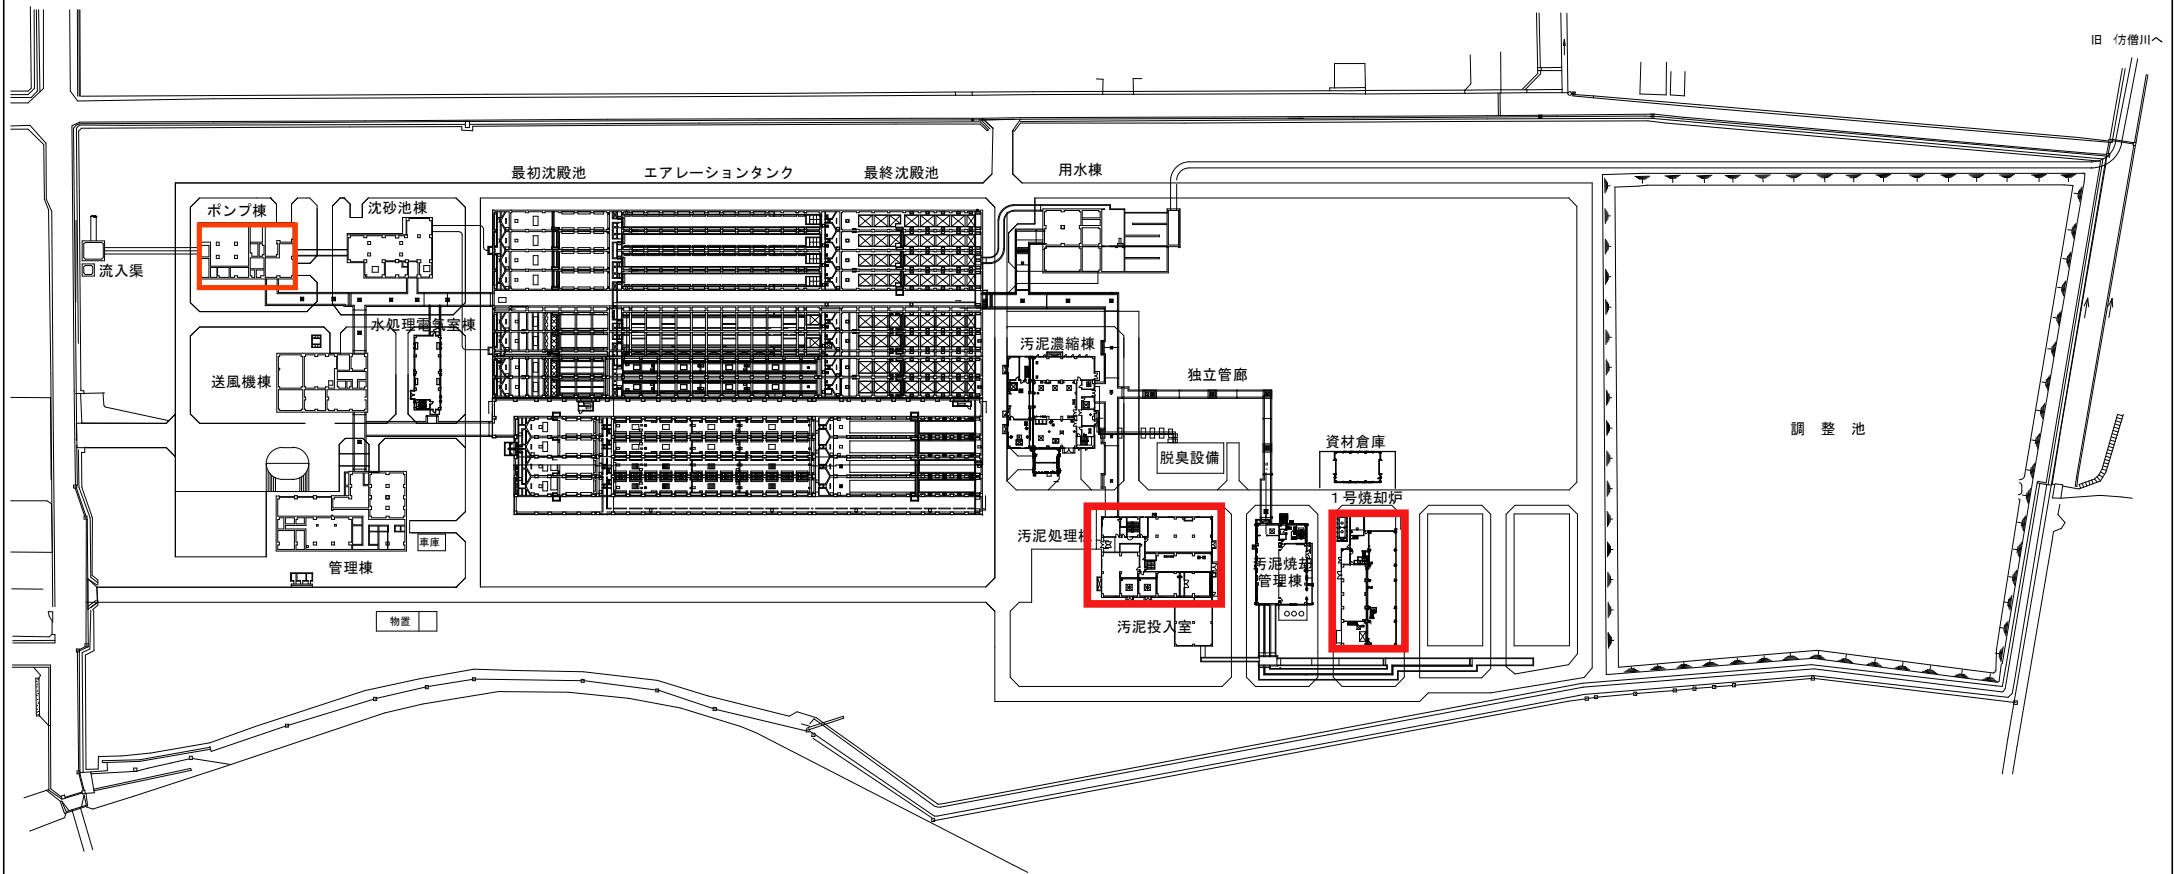


場 内 配 置 図 1/2500

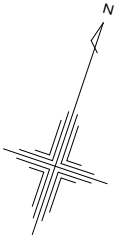


□ : 修繕対象

業務名	令和7年度磐南浄化センター消防設備修繕業務		
業務場所	磐田市小中瀬地内		
図面名称	場内配置図		
縮尺	1/2500	図面番号	1/7

凡 例		
記 号	名 称	備 考
	検 査 器	露出 防火型 巻掛機・表示灯・電鈴等
	〃	露 出 型
	光電式赤外線感知器	2 種・非露出型
	〃	〃
	〃	スラッパ面からの発煙検知付
	警戒区域境界線	
	警戒区域番号	HQ.1 ~ HQ.12


付 属 品 目 目 録 表

IV	1.2 x 2 (16)	露出配管
〃	1.2 x 4 (16)	〃
〃	1.2 x 2 (E19)	〃
〃	1.2 x 3 (E19)	〃
〃	1.2 x 4 (E19)	〃
〃	1.2 x 5 (E19)	〃

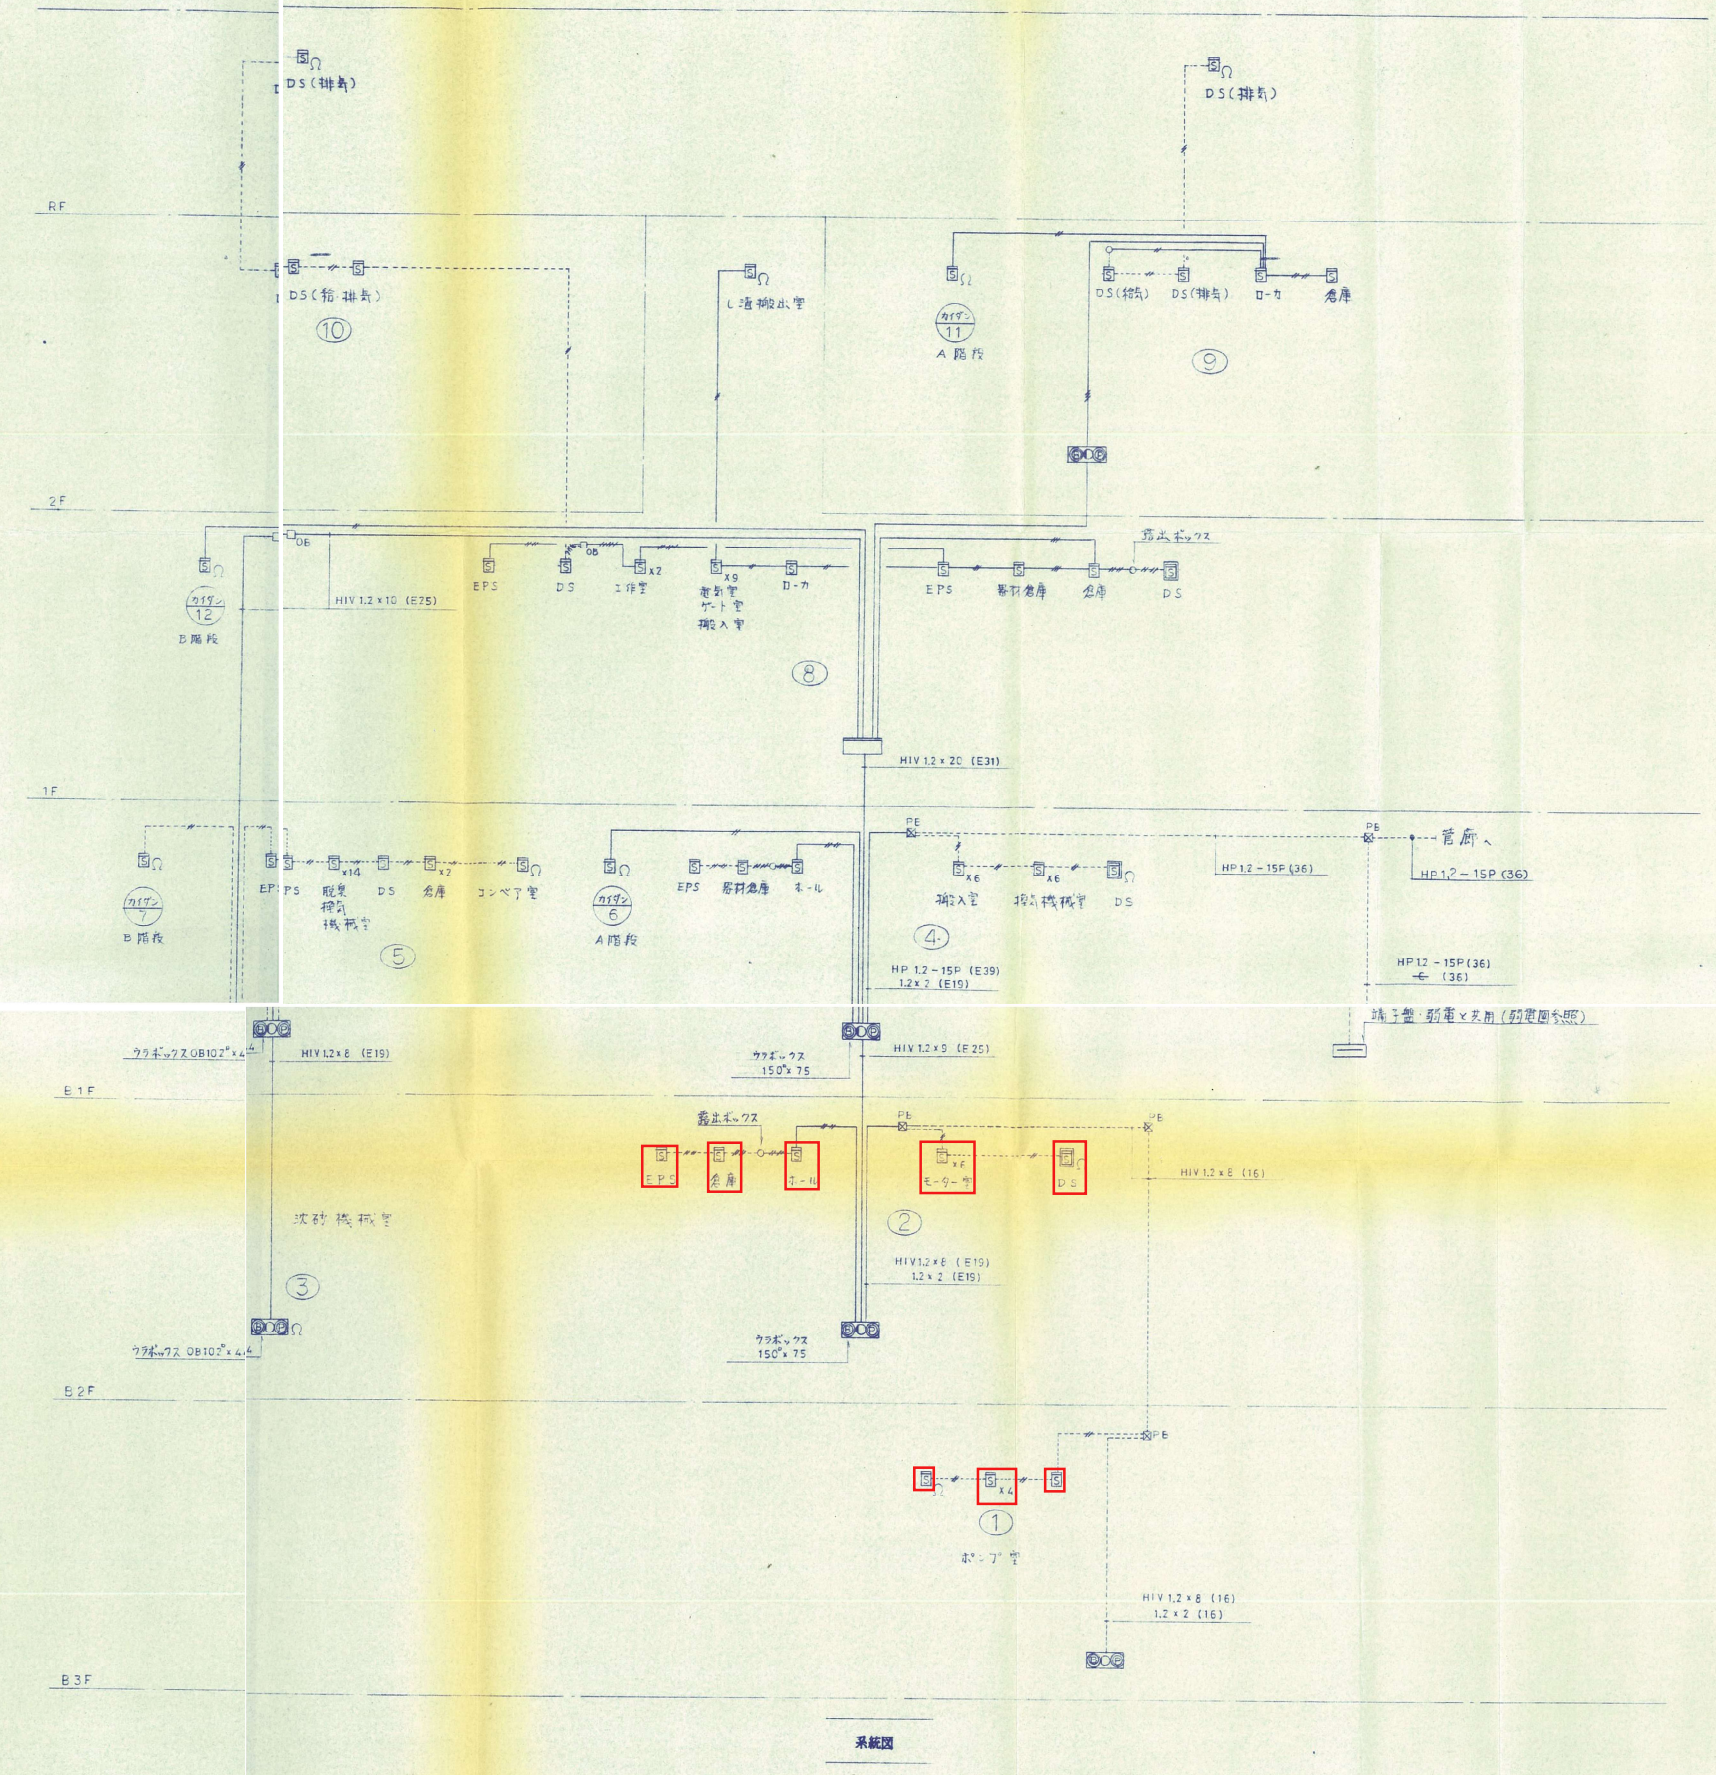


: 修繕対象

業務名	令和7年度磐南浄化センター消防設備修繕業務		
業務場所	磐田市小中瀬地内		
図面名称	自動火災報知設備 系統図		
縮尺	NONE	図面番号	2/7

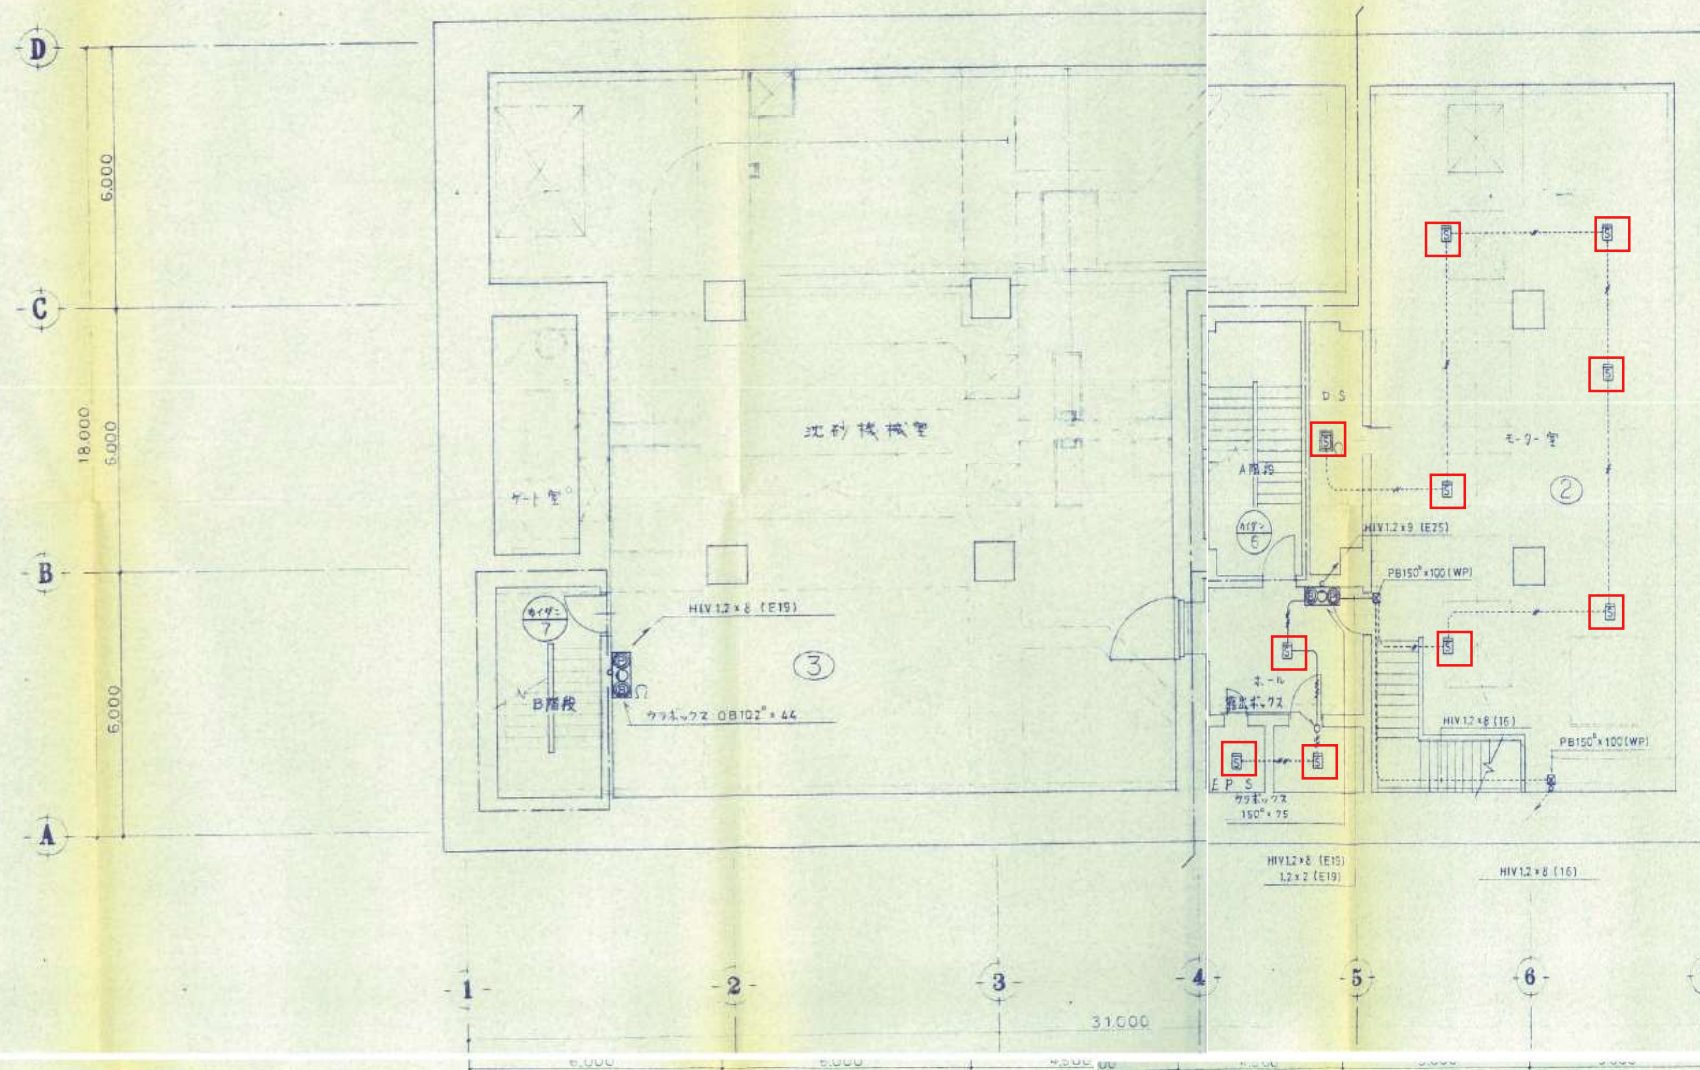

B2階平面図 1:100

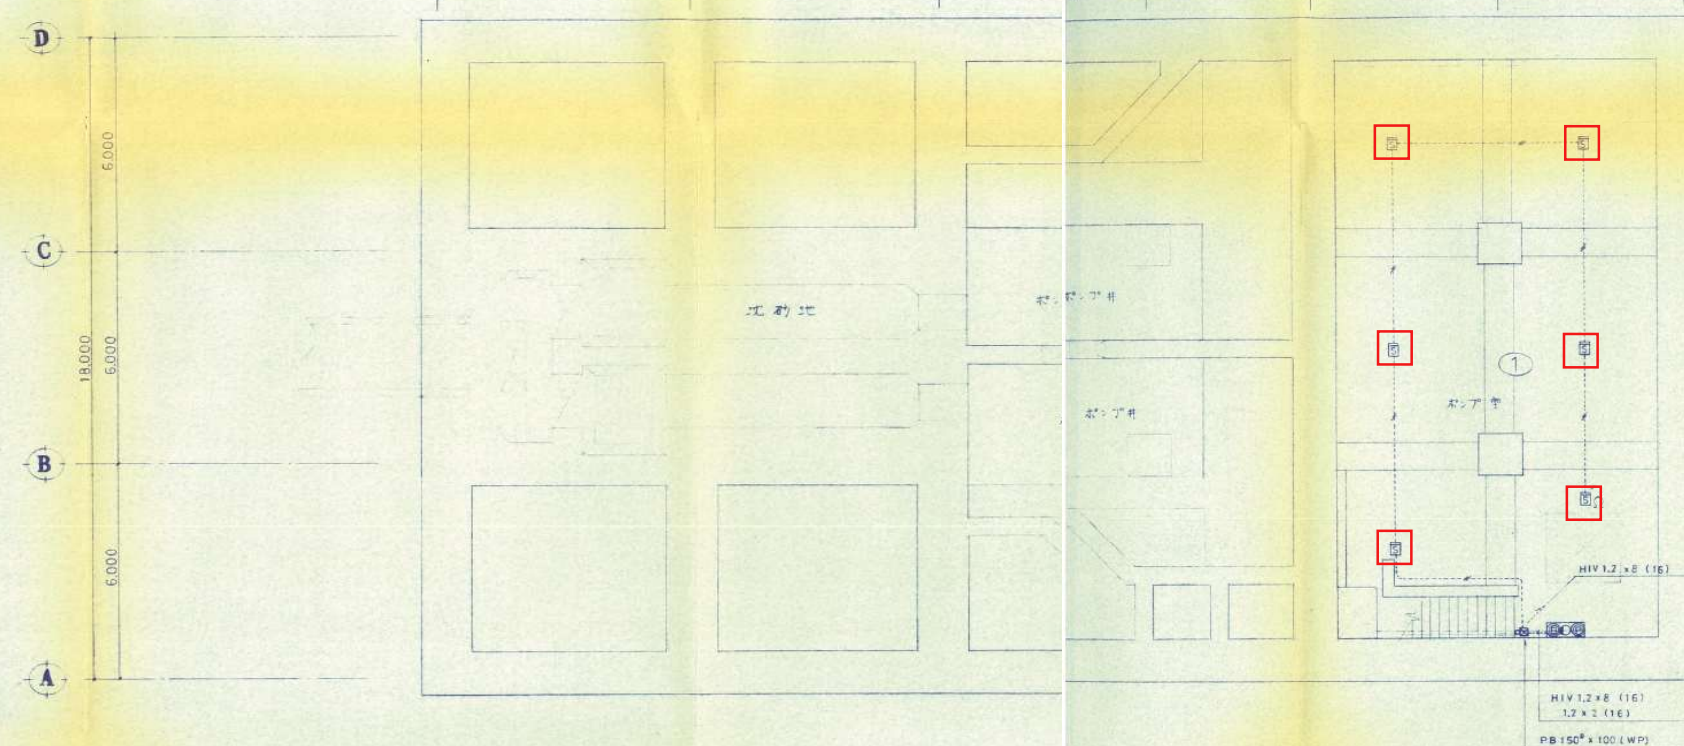


B3階平面図 1:100

: 修繕対象


業務名	令和7年度磐南浄化センター消防設備修繕業務		
業務場所	磐田市小中瀬地内		
図面名称	ポンプ棟地下2階、地下3階		
縮尺	1/100	図面番号	3/7

記号	物	備考
	間受台機	7型7種 5同級
	防大車加副船	5同級 壁付型
	砲台	60mm口径 壁付型 元形为大座 壁付型
	空缶機	1型1級
	重鈴	
	表小切	
	胸子箱	羽衣と共用
	光澤式煙感知器	ノ使
	消火栓起動器	・ 押込型
	手動式短筒型警知器	2種
	手動式有聲警知器	2種
	近筒式有聲警知器	1種(防音型) ・ 側吸
	光澤式煙感知器	3種、押込型
	自動閉鎖装置	防大用方式
	床示灯	防音箱入
	ガラス破ック人	
	丸形露出破ック人	
	リトリ引下口	
	終端抵抗板	
	警戒区域表示器	
	警戒区域番号	目次参照
	シヤンションホック	既采用
	空気密引込閥等	
	空氣管	
(特記)	口中明記の商標無効	以上各々。
---	大井 押込砲	第
---	大井 押込砲	第
---	路形砲	第

用紙枚出表示	3 回表示	
自動紙幣吸込機	4 回表示	(前巻 2 回表示も有)
手	4 回表示	
計	15 回表示	

 

業務名	令和7年度磐南浄化センター消防設備修繕業務		
業務場所	磐田市小中瀬地内		
図面名称	汚泥処理棟 自動火災報知設備系統図		
縮尺	NONE	図面番号	4/7

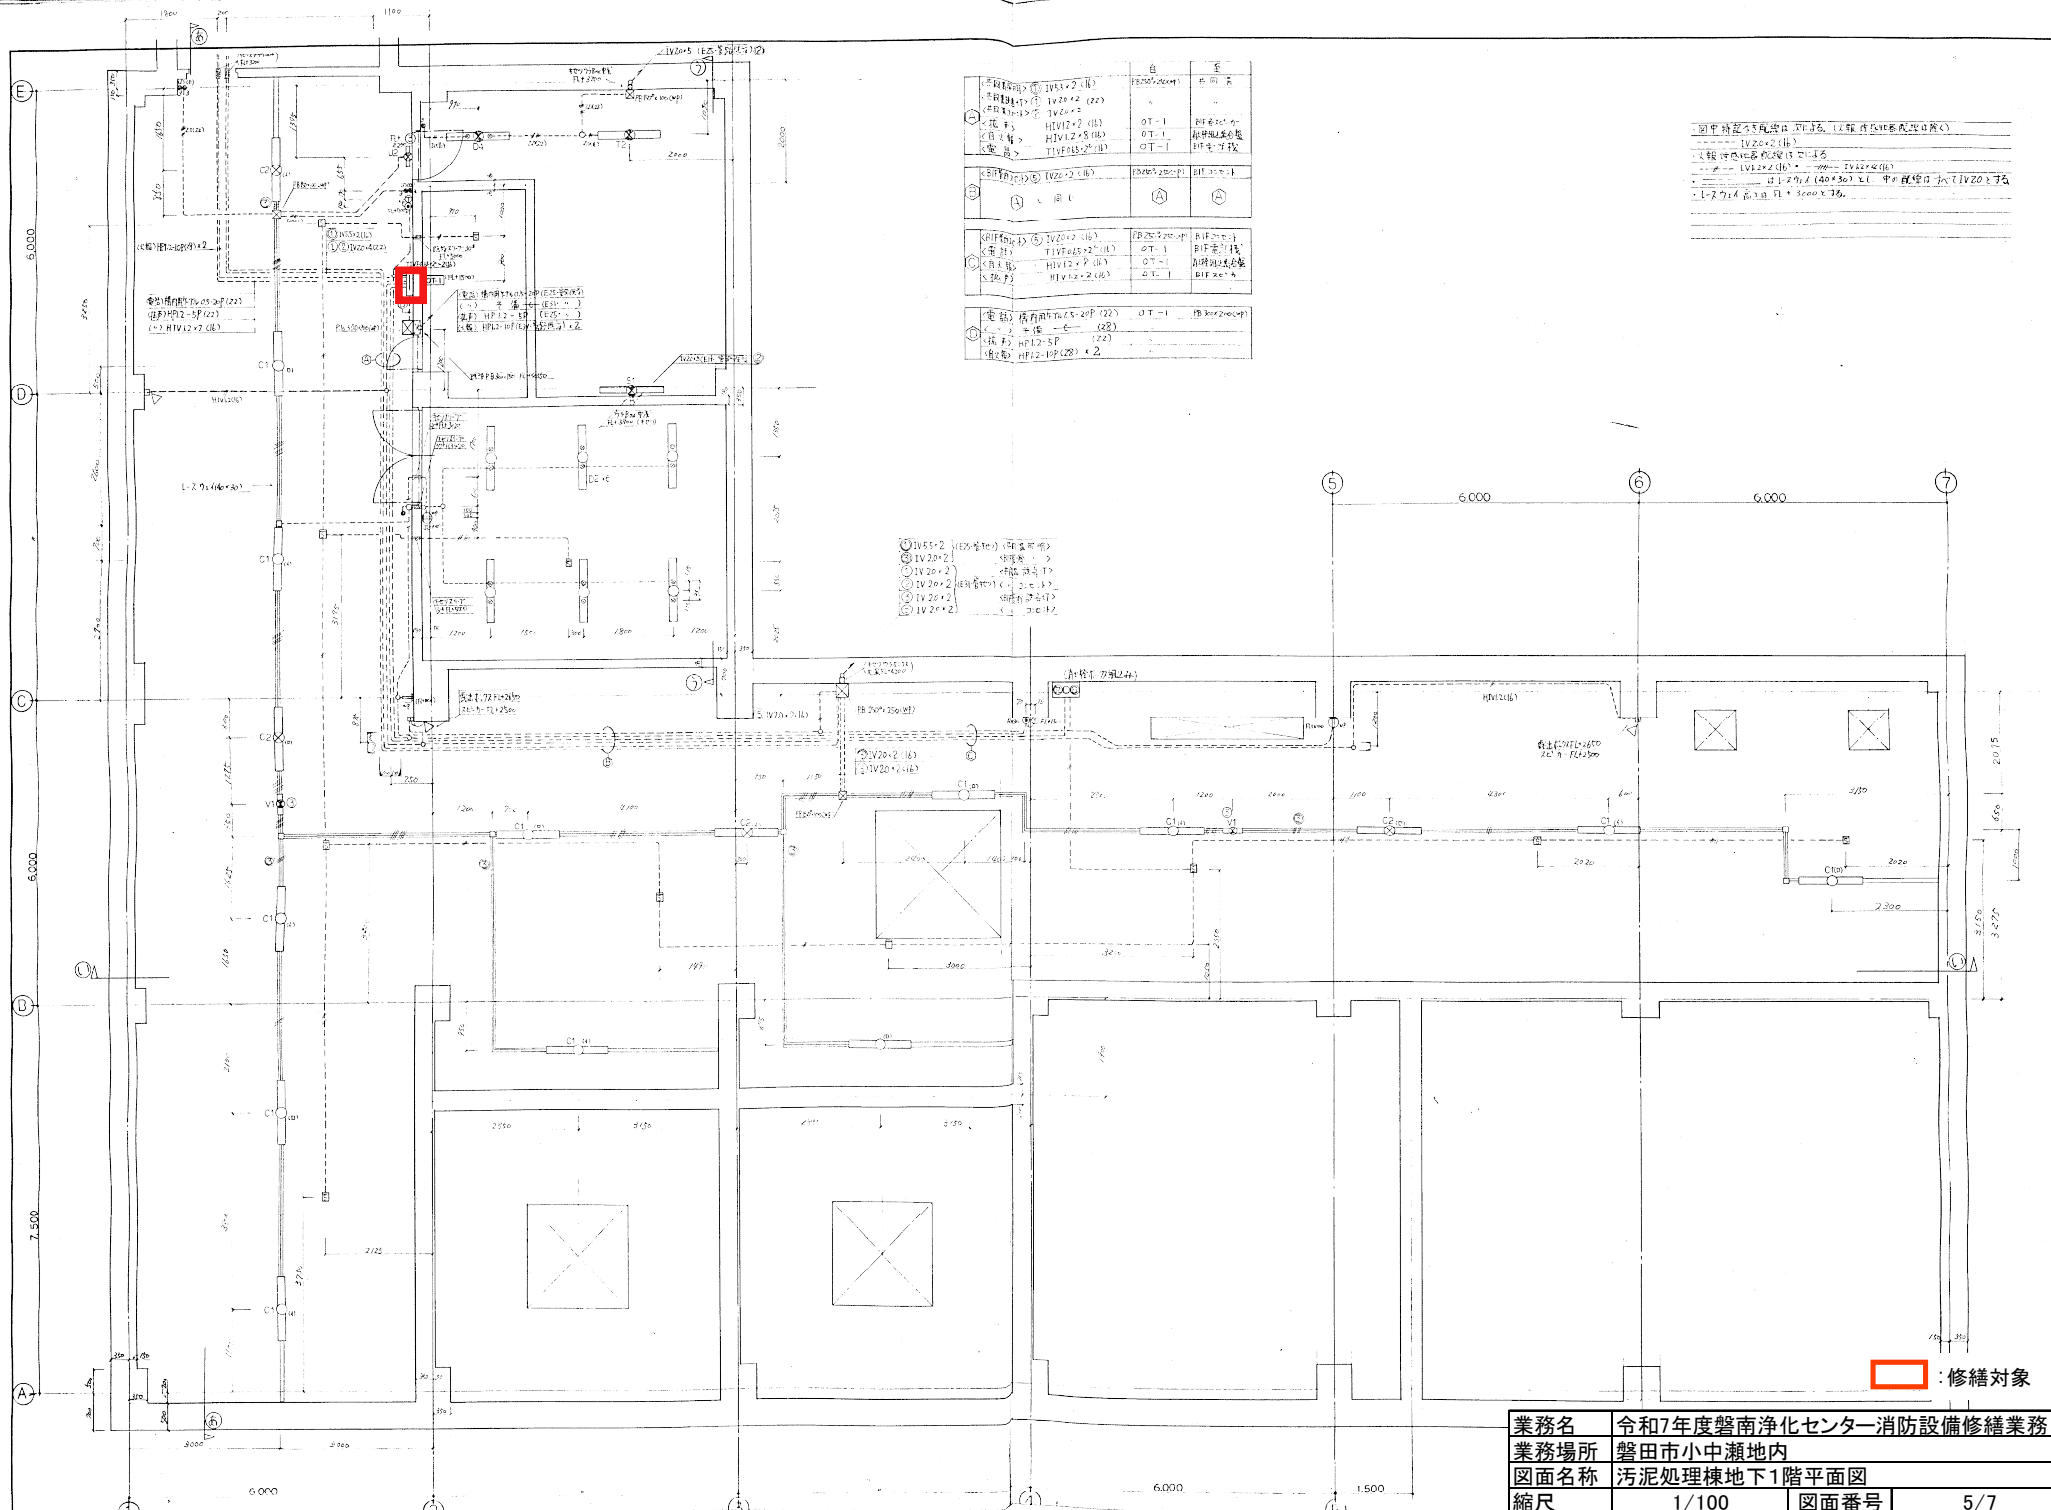


①	②	③	④
⑤	⑥	⑦	⑧
⑨	⑩	⑪	⑫
⑬	⑭	⑮	⑯
⑰	⑱	⑲	⑳
㉑	㉒	㉓	㉔
㉕	㉖	㉗	㉘
㉙	㉚	㉛	㉜
㉝	㉞	㉟	㊱
㊲	㊳	㊴	㊵
㊶	㊷	㊸	㊹
㊺	㊻	㊼	㊽
㊾	㊿		

① 中持込 5.5 風速 1.2 (風速 1.2 風速 1.2)
 ② 中持込 5.5 風速 1.2 (風速 1.2 風速 1.2)
 ③ 中持込 5.5 風速 1.2 (風速 1.2 風速 1.2)
 ④ 中持込 5.5 風速 1.2 (風速 1.2 風速 1.2)
 ⑤ 中持込 5.5 風速 1.2 (風速 1.2 風速 1.2)
 ⑥ 中持込 5.5 風速 1.2 (風速 1.2 風速 1.2)
 ⑦ 中持込 5.5 風速 1.2 (風速 1.2 風速 1.2)
 ⑧ 中持込 5.5 風速 1.2 (風速 1.2 風速 1.2)
 ⑨ 中持込 5.5 風速 1.2 (風速 1.2 風速 1.2)
 ⑩ 中持込 5.5 風速 1.2 (風速 1.2 風速 1.2)
 ⑪ 中持込 5.5 風速 1.2 (風速 1.2 風速 1.2)
 ⑫ 中持込 5.5 風速 1.2 (風速 1.2 風速 1.2)
 ⑬ 中持込 5.5 風速 1.2 (風速 1.2 風速 1.2)
 ⑭ 中持込 5.5 風速 1.2 (風速 1.2 風速 1.2)
 ⑮ 中持込 5.5 風速 1.2 (風速 1.2 風速 1.2)
 ⑯ 中持込 5.5 風速 1.2 (風速 1.2 風速 1.2)
 ⑰ 中持込 5.5 風速 1.2 (風速 1.2 風速 1.2)
 ⑱ 中持込 5.5 風速 1.2 (風速 1.2 風速 1.2)
 ⑲ 中持込 5.5 風速 1.2 (風速 1.2 風速 1.2)
 ⑳ 中持込 5.5 風速 1.2 (風速 1.2 風速 1.2)
 ㉑ 中持込 5.5 風速 1.2 (風速 1.2 風速 1.2)
 ㉒ 中持込 5.5 風速 1.2 (風速 1.2 風速 1.2)
 ㉓ 中持込 5.5 風速 1.2 (風速 1.2 風速 1.2)
 ㉔ 中持込 5.5 風速 1.2 (風速 1.2 風速 1.2)
 ㉕ 中持込 5.5 風速 1.2 (風速 1.2 風速 1.2)
 ㉖ 中持込 5.5 風速 1.2 (風速 1.2 風速 1.2)
 ㉗ 中持込 5.5 風速 1.2 (風速 1.2 風速 1.2)
 ㉘ 中持込 5.5 風速 1.2 (風速 1.2 風速 1.2)
 ㉙ 中持込 5.5 風速 1.2 (風速 1.2 風速 1.2)
 ㉚ 中持込 5.5 風速 1.2 (風速 1.2 風速 1.2)
 ㉛ 中持込 5.5 風速 1.2 (風速 1.2 風速 1.2)
 ㉜ 中持込 5.5 風速 1.2 (風速 1.2 風速 1.2)
 ㉝ 中持込 5.5 風速 1.2 (風速 1.2 風速 1.2)
 ㉞ 中持込 5.5 風速 1.2 (風速 1.2 風速 1.2)
 ㉟ 中持込 5.5 風速 1.2 (風速 1.2 風速 1.2)
 ㊱ 中持込 5.5 風速 1.2 (風速 1.2 風速 1.2)
 ㊲ 中持込 5.5 風速 1.2 (風速 1.2 風速 1.2)
 ㊳ 中持込 5.5 風速 1.2 (風速 1.2 風速 1.2)
 ㊴ 中持込 5.5 風速 1.2 (風速 1.2 風速 1.2)
 ㊵ 中持込 5.5 風速 1.2 (風速 1.2 風速 1.2)
 ㊶ 中持込 5.5 風速 1.2 (風速 1.2 風速 1.2)
 ㊷ 中持込 5.5 風速 1.2 (風速 1.2 風速 1.2)
 ㊸ 中持込 5.5 風速 1.2 (風速 1.2 風速 1.2)
 ㊹ 中持込 5.5 風速 1.2 (風速 1.2 風速 1.2)
 ㊺ 中持込 5.5 風速 1.2 (風速 1.2 風速 1.2)
 ㊻ 中持込 5.5 風速 1.2 (風速 1.2 風速 1.2)
 ㊼ 中持込 5.5 風速 1.2 (風速 1.2 風速 1.2)
 ㊽ 中持込 5.5 風速 1.2 (風速 1.2 風速 1.2)
 ㊾ 中持込 5.5 風速 1.2 (風速 1.2 風速 1.2)
 ㊿ 中持込 5.5 風速 1.2 (風速 1.2 風速 1.2)

① : 修繕対象

業務名	令和7年度磐南浄化センター消防設備修繕業務
業務場所	磐田市小中瀬地内
図面名称	汚泥処理棟地下1階平面図
縮尺	1/100
図面番号	5/7

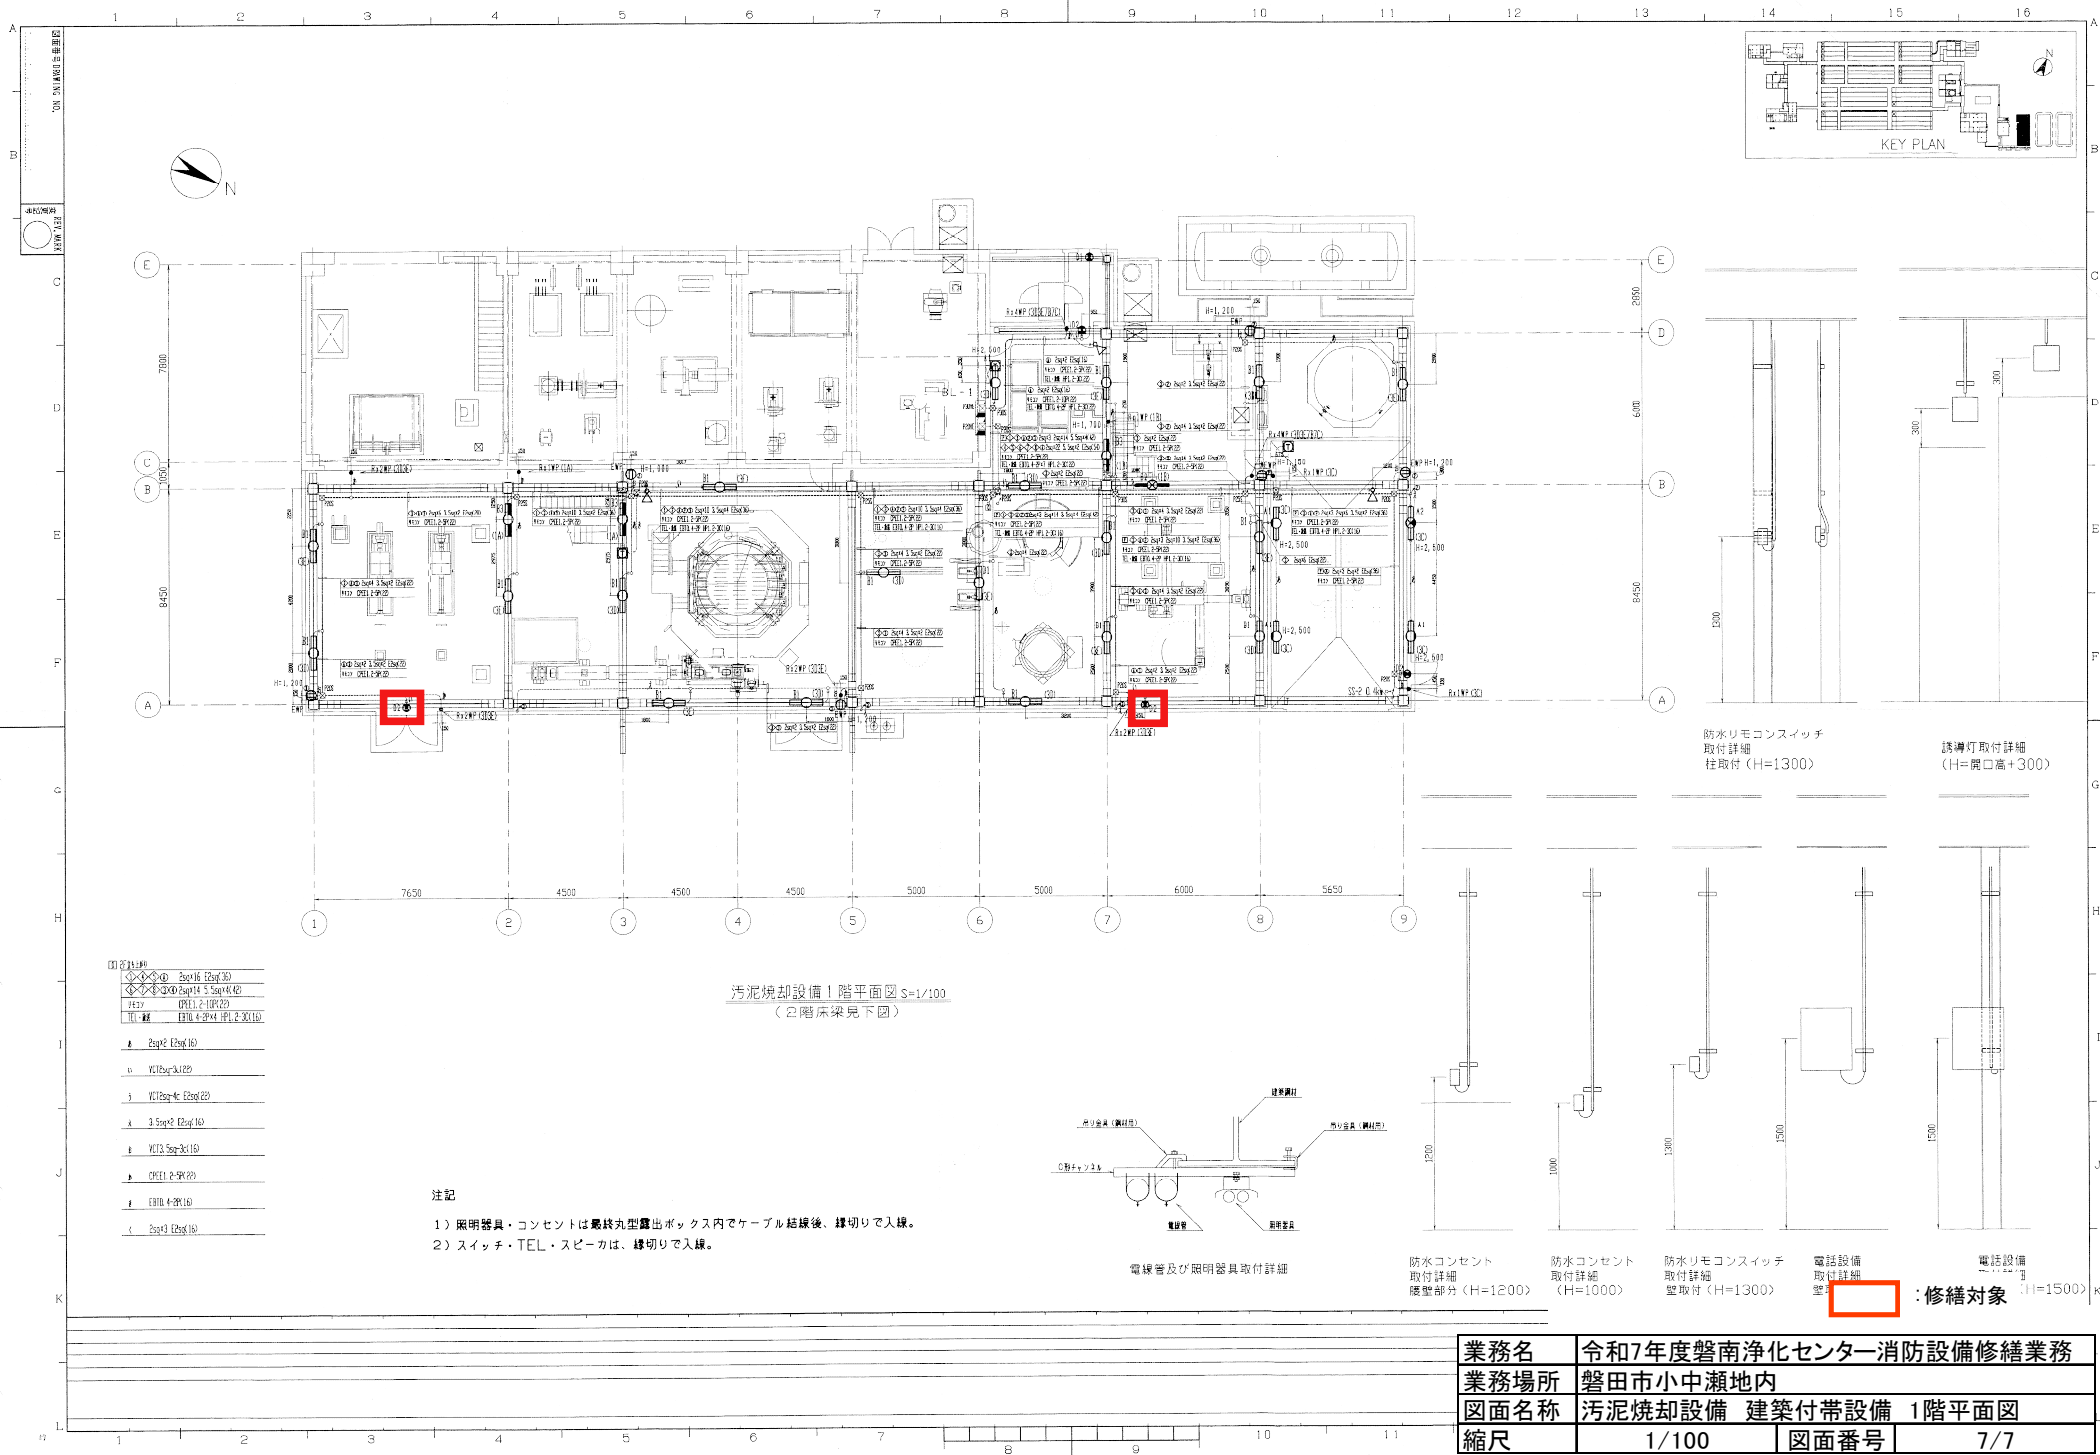

①	200V 100A
②	200V 100A
③	200V 100A
④	200V 100A
⑤	200V 100A
⑥	200V 100A
⑦	200V 100A
⑧	200V 100A
⑨	200V 100A
⑩	200V 100A
⑪	200V 100A
⑫	200V 100A
⑬	200V 100A
⑭	200V 100A
⑮	200V 100A
⑯	200V 100A
⑰	200V 100A
⑱	200V 100A
⑲	200V 100A
⑳	200V 100A
㉑	200V 100A
㉒	200V 100A
㉓	200V 100A
㉔	200V 100A
㉕	200V 100A
㉖	200V 100A
㉗	200V 100A
㉘	200V 100A
㉙	200V 100A
㉚	200V 100A
㉛	200V 100A
㉜	200V 100A
㉝	200V 100A
㉞	200V 100A
㉟	200V 100A
㊱	200V 100A
㊲	200V 100A
㊳	200V 100A
㊴	200V 100A
㊵	200V 100A
㊶	200V 100A
㊷	200V 100A
㊸	200V 100A
㊹	200V 100A
㊺	200V 100A
㊻	200V 100A
㊼	200V 100A
㊽	200V 100A
㊾	200V 100A
㊿	200V 100A

注記
1) 照明器具・コンセントは最終丸型露出ボックス内でケーブル結線後、線切りで入線。
2) スイッチ・TEL・スピーカは、線切りで入線。

業務名	令和7年度磐南浄化センター消防設備修繕業務
業務場所	磐田市小中瀬地内
図面名称	汚泥焼却設備 建築付帯設備 1階平面図
縮尺	1/100
図面番号	7/7