
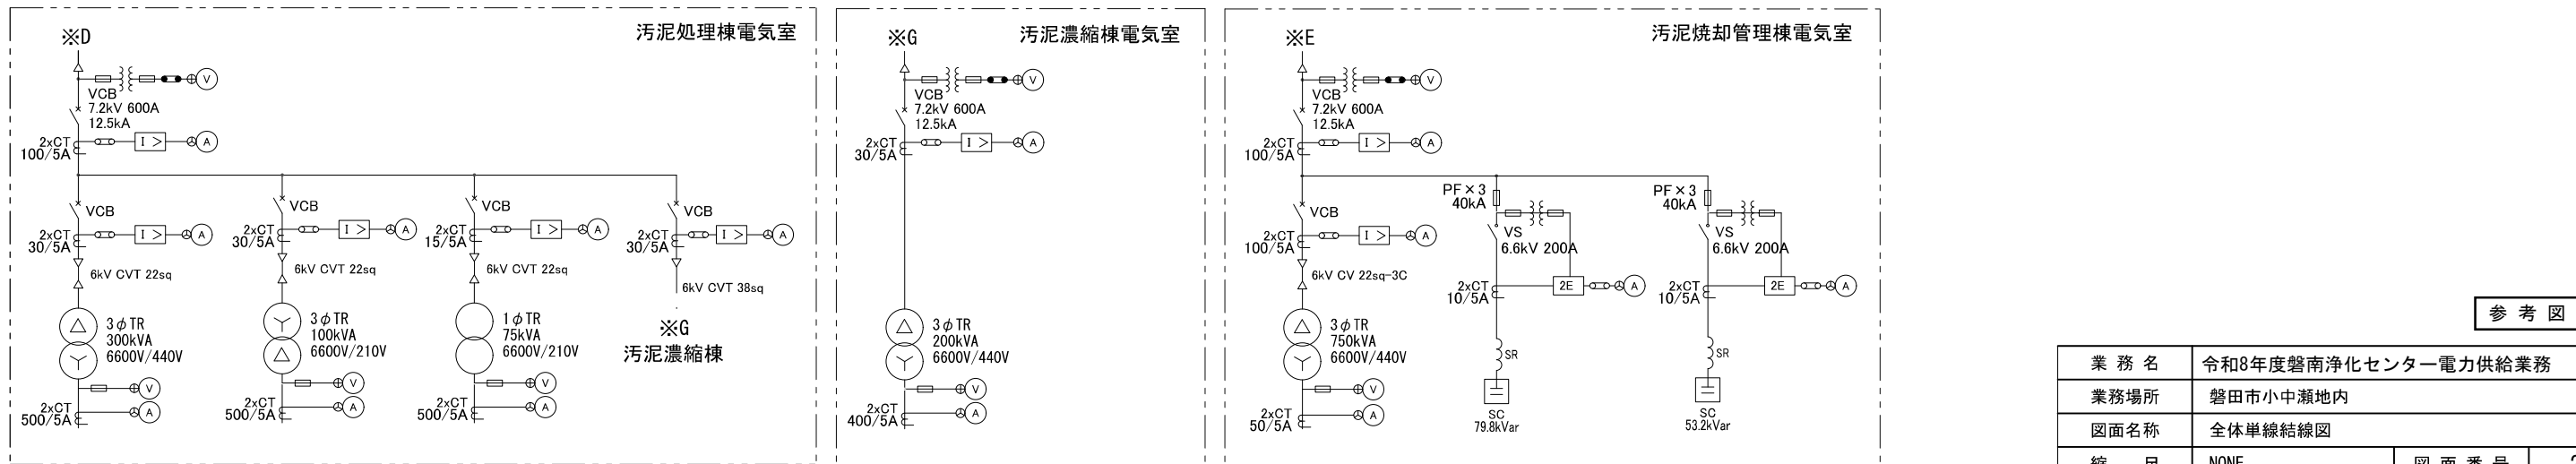
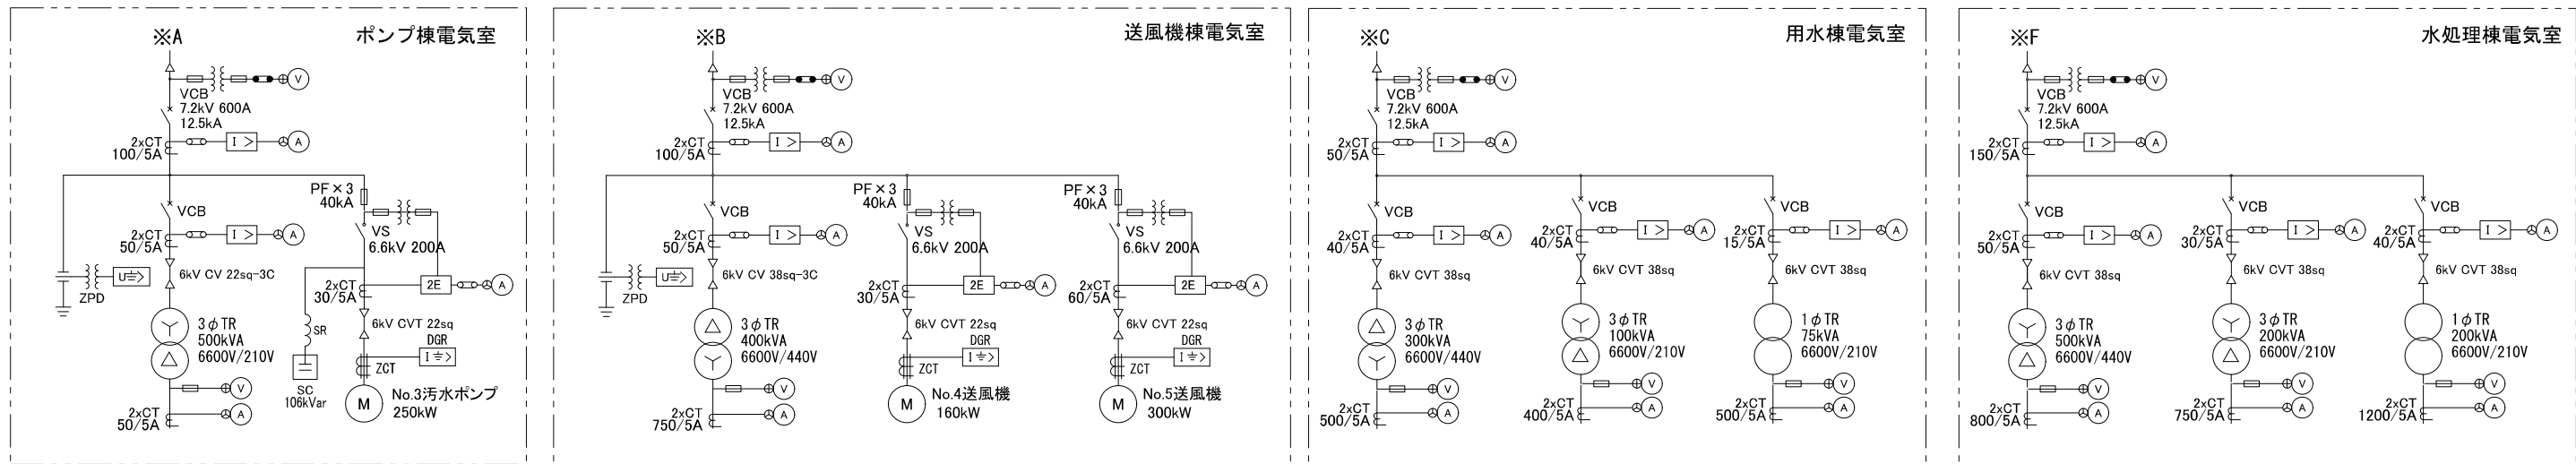


装柱図

参考図

| | | | |
|---------|---------------------|---------|-----|
| 業 務 名 | 令和8年度磐南浄化センター電力供給業務 | | |
| 業 務 場 所 | 磐田市小中瀬地内 | | |
| 図 面 名 称 | 場内平面図 | | |
| 縮 尺 | Free | 図 面 番 号 | 1/2 |

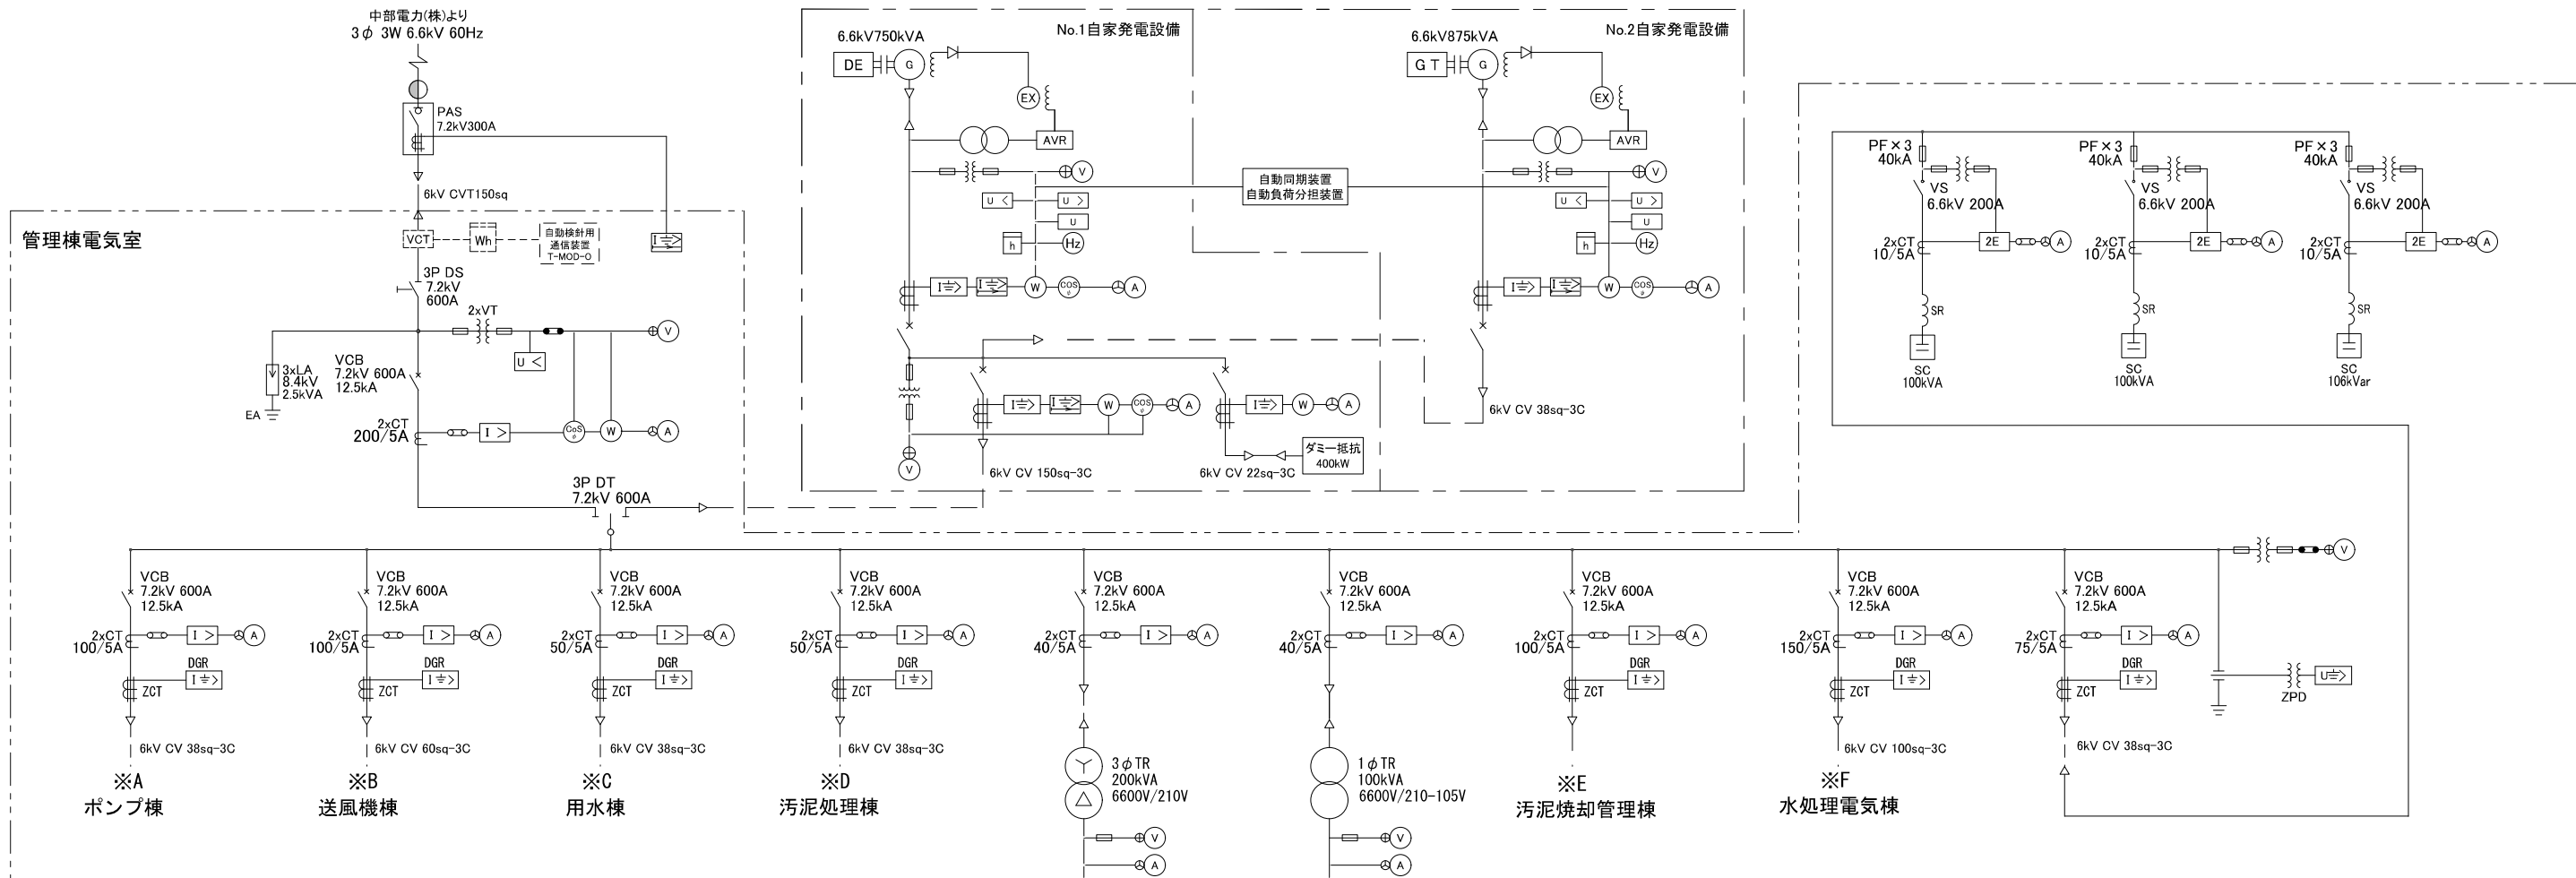

参考図

| | | | |
|------|---------------------|------|-----|
| 業務名 | 令和8年度磐南浄化センター電力供給業務 | | |
| 業務場所 | 磐田市小中瀬地内 | | |
| 図面名称 | 全体単線結線図 | | |
| 縮尺 | NONE | 図面番号 | 2/2 |