

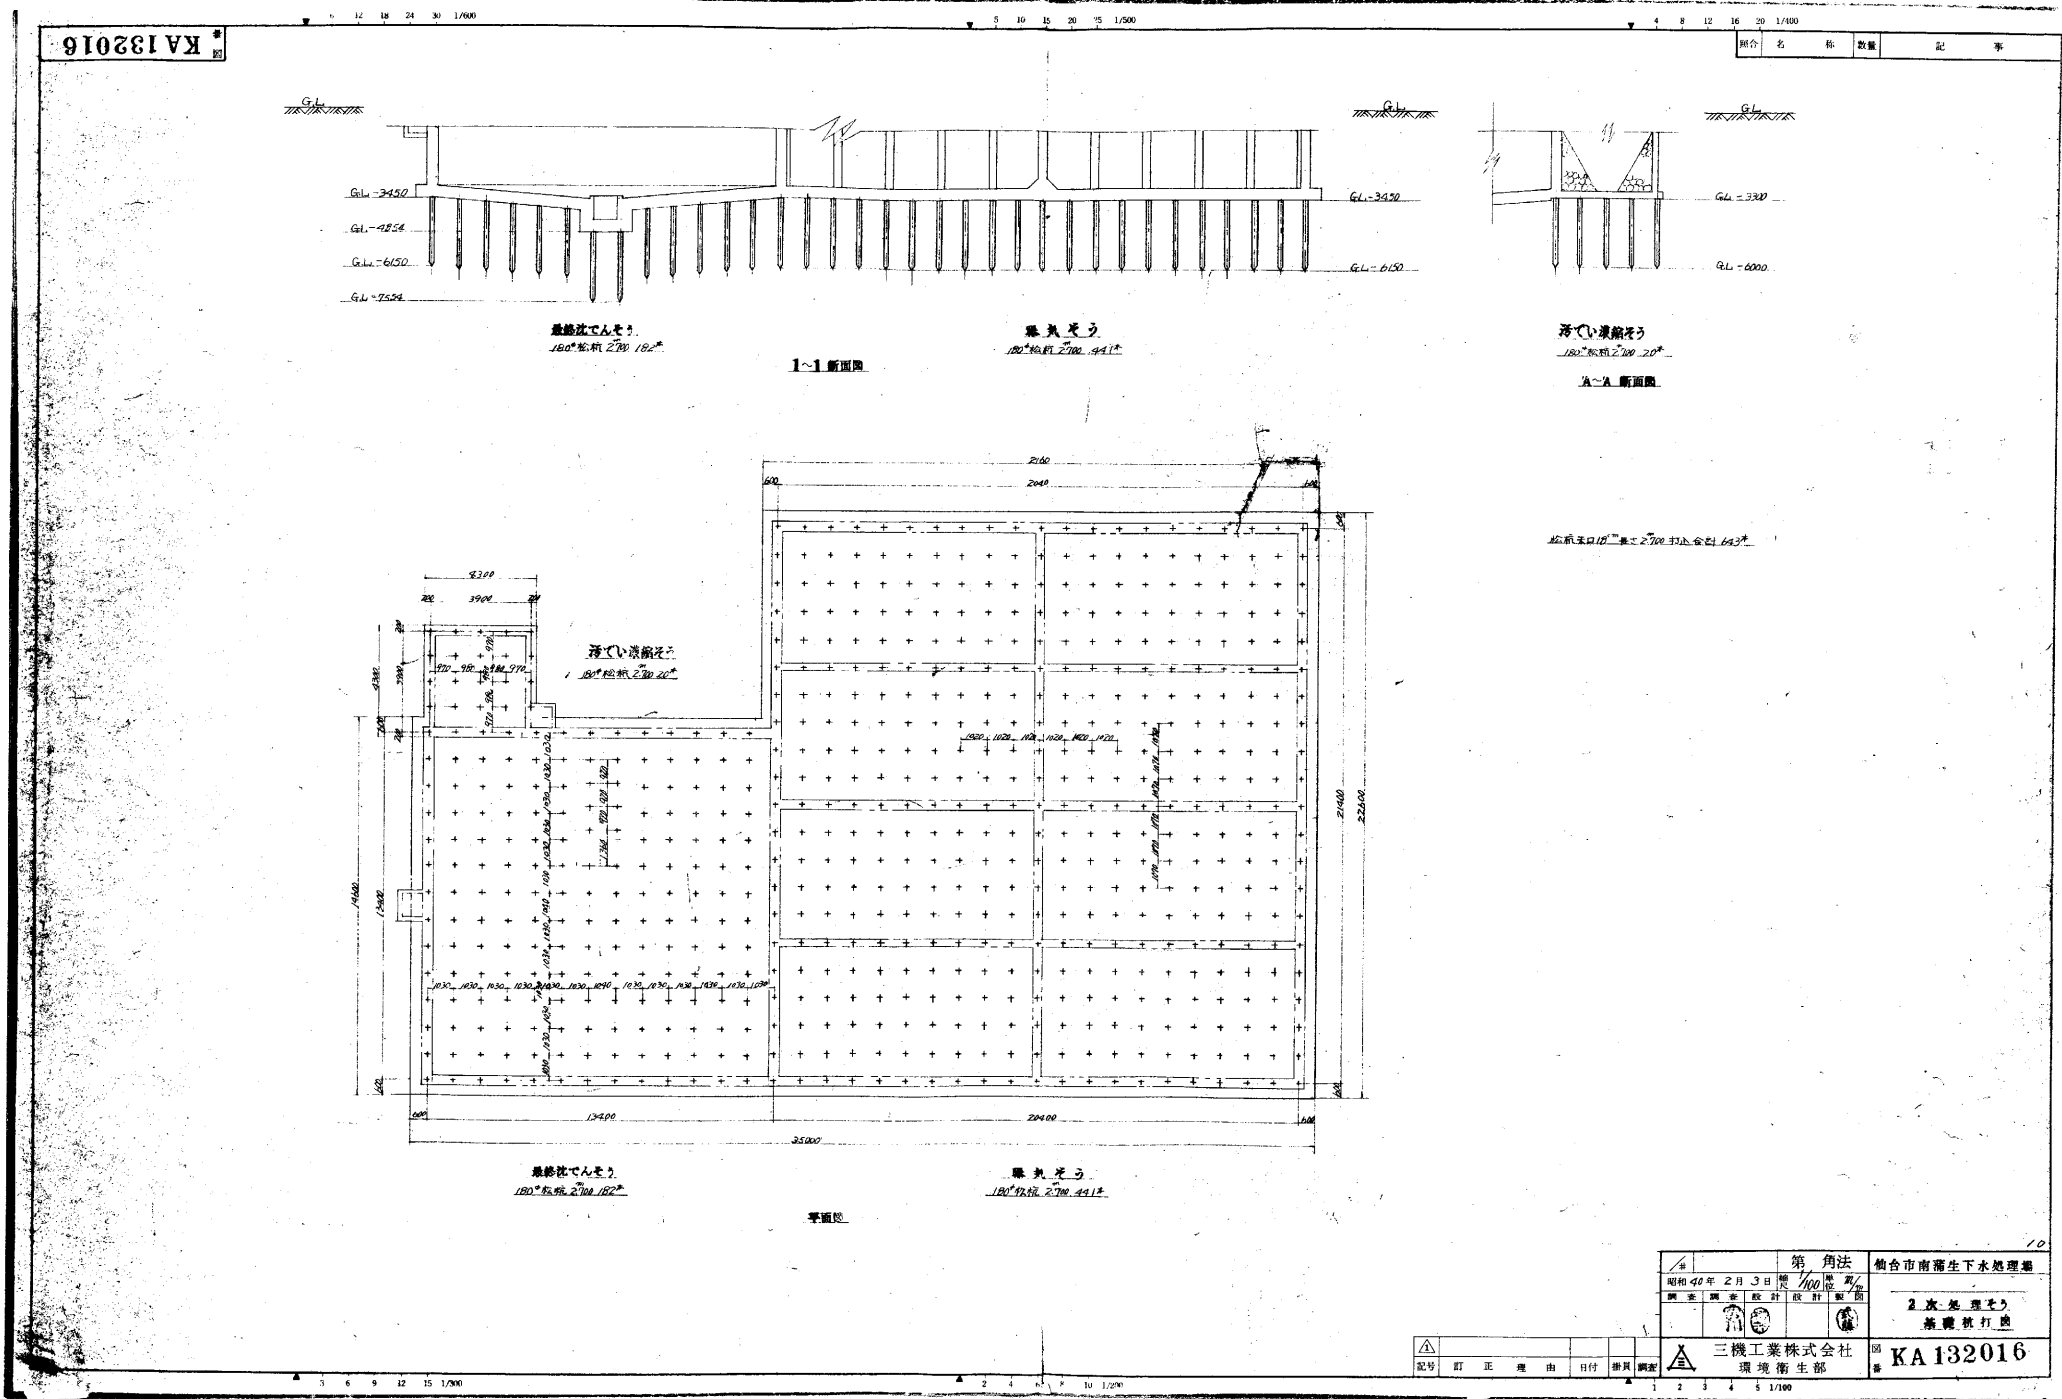
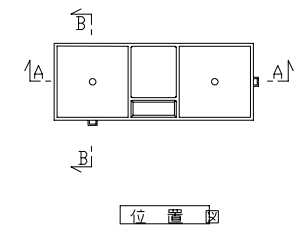
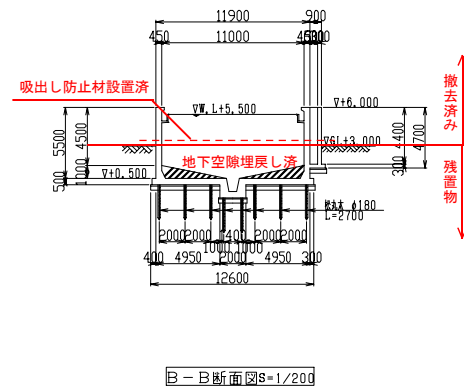
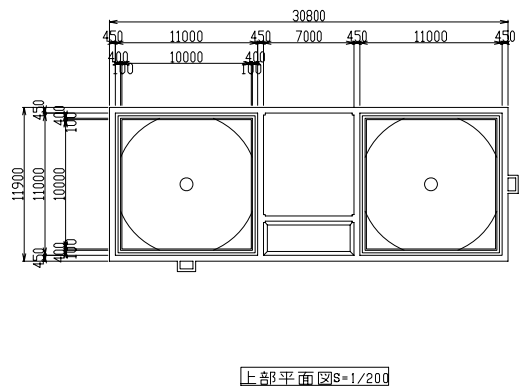


し尿曝気槽沈殿池・沈殿槽・2次処理ポンプ室残置物状況

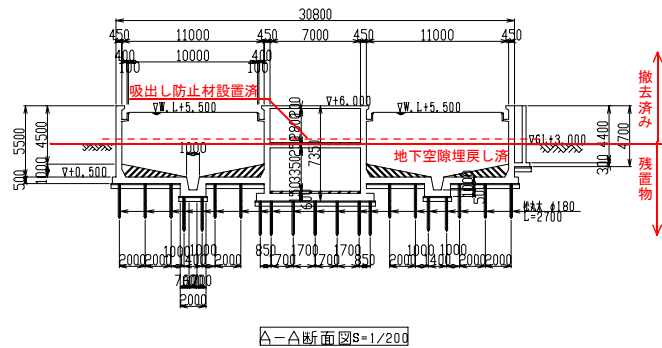


汚泥貯留槽残置物状況

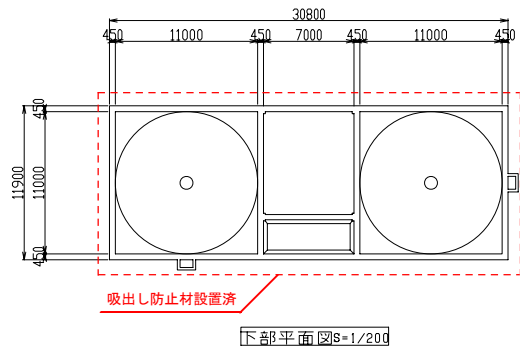



※ EL表示は東日本大震災前の値である。

総合廃液井残置物状況

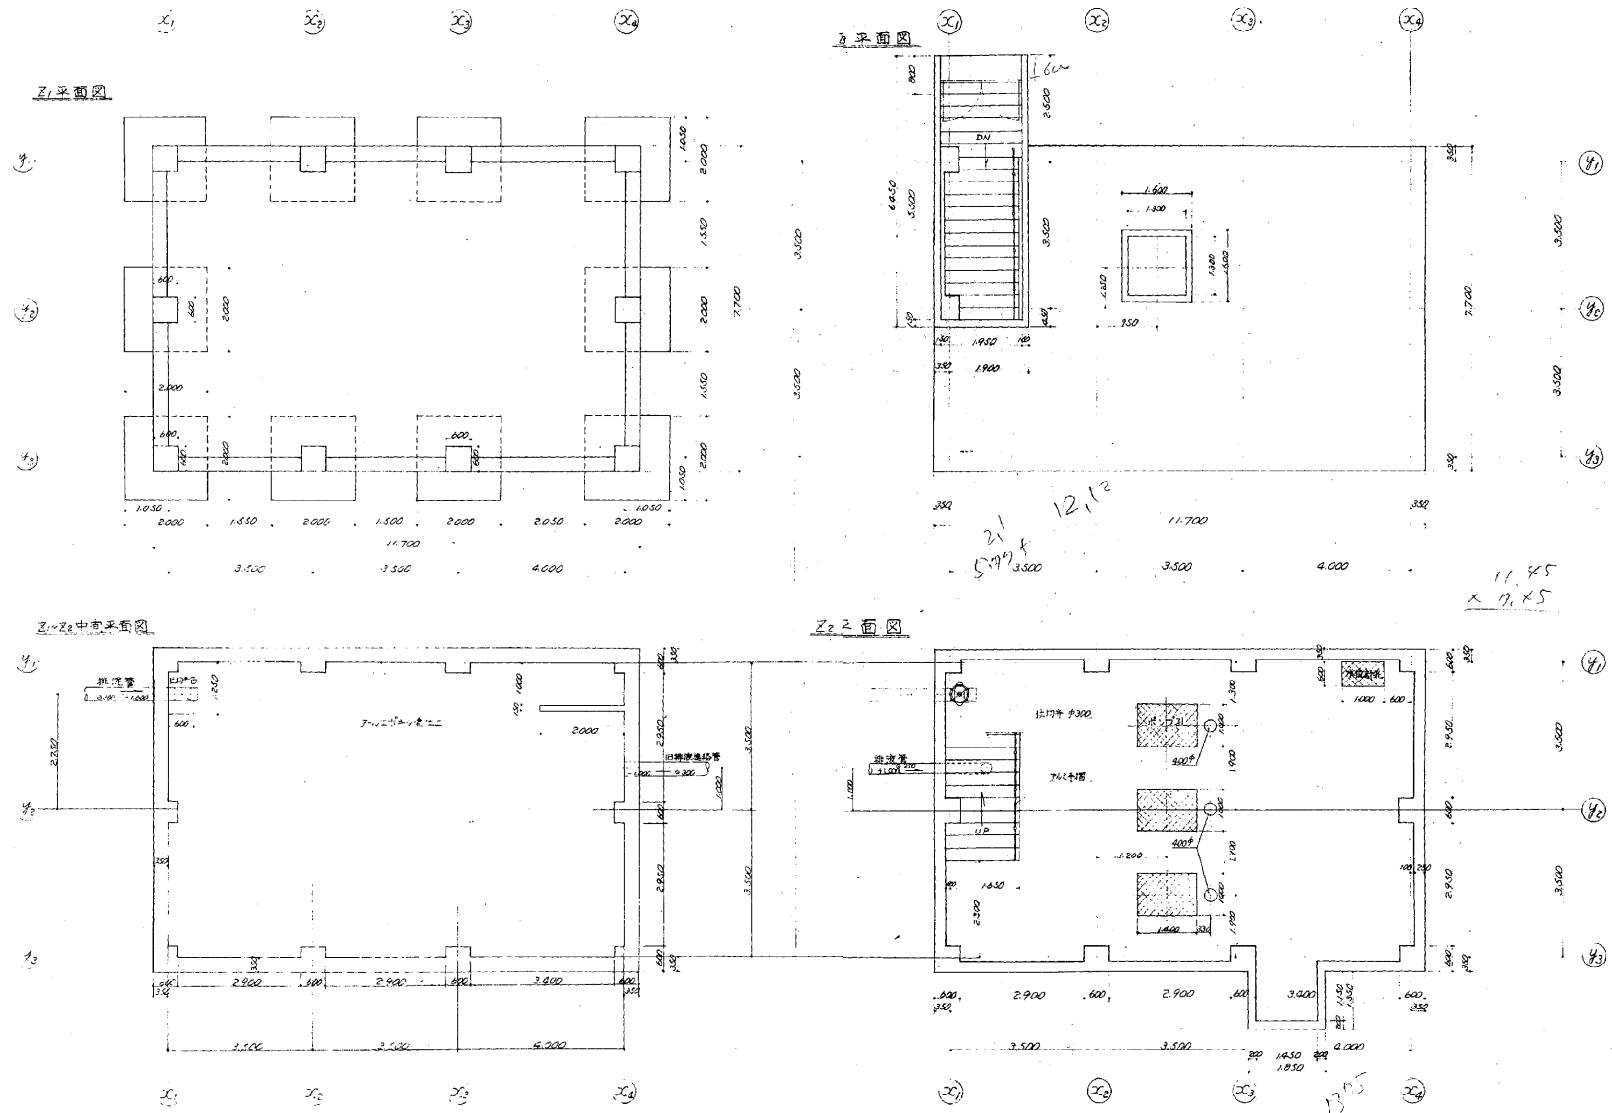


※ EL表示は東日本大震災前の値である。

総合廃液井残置物状況

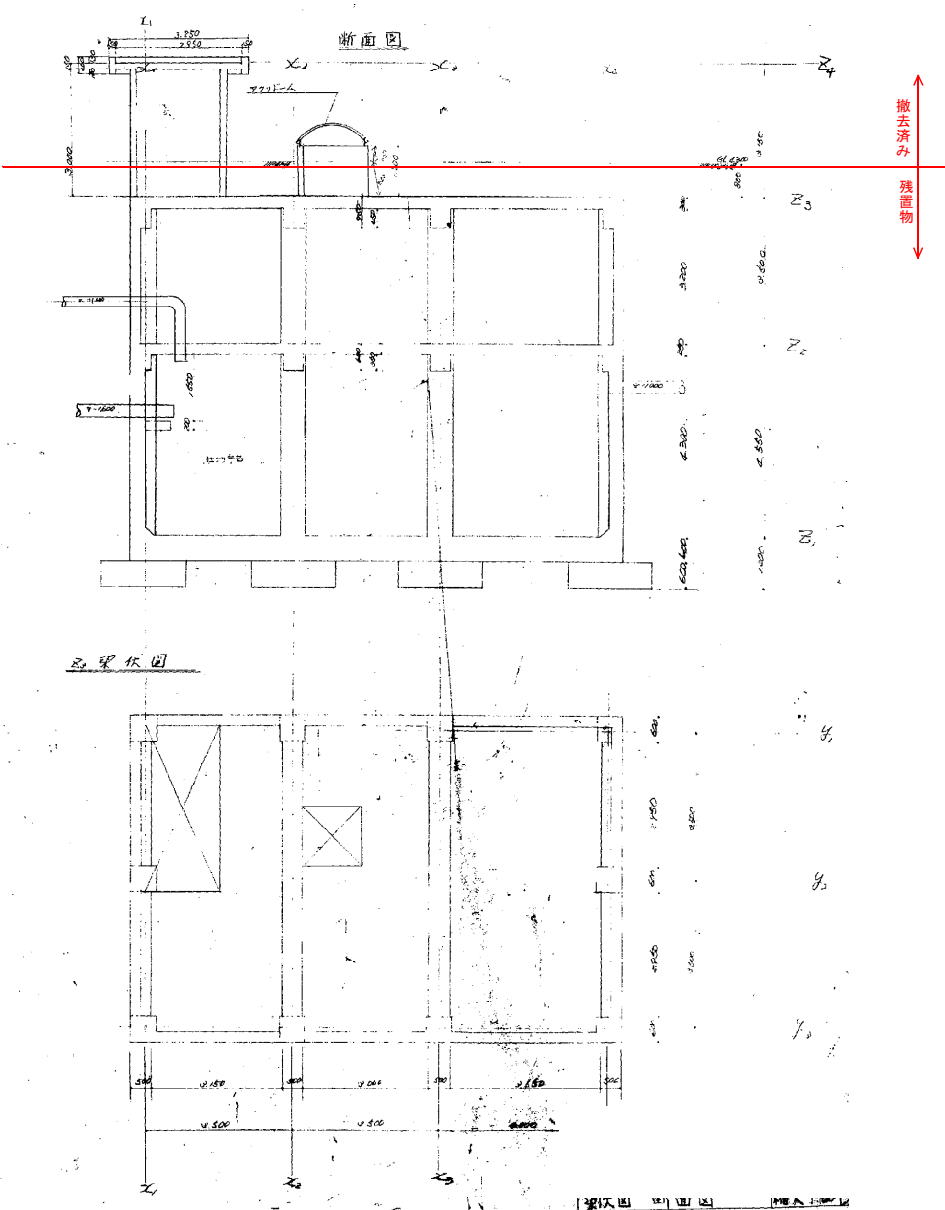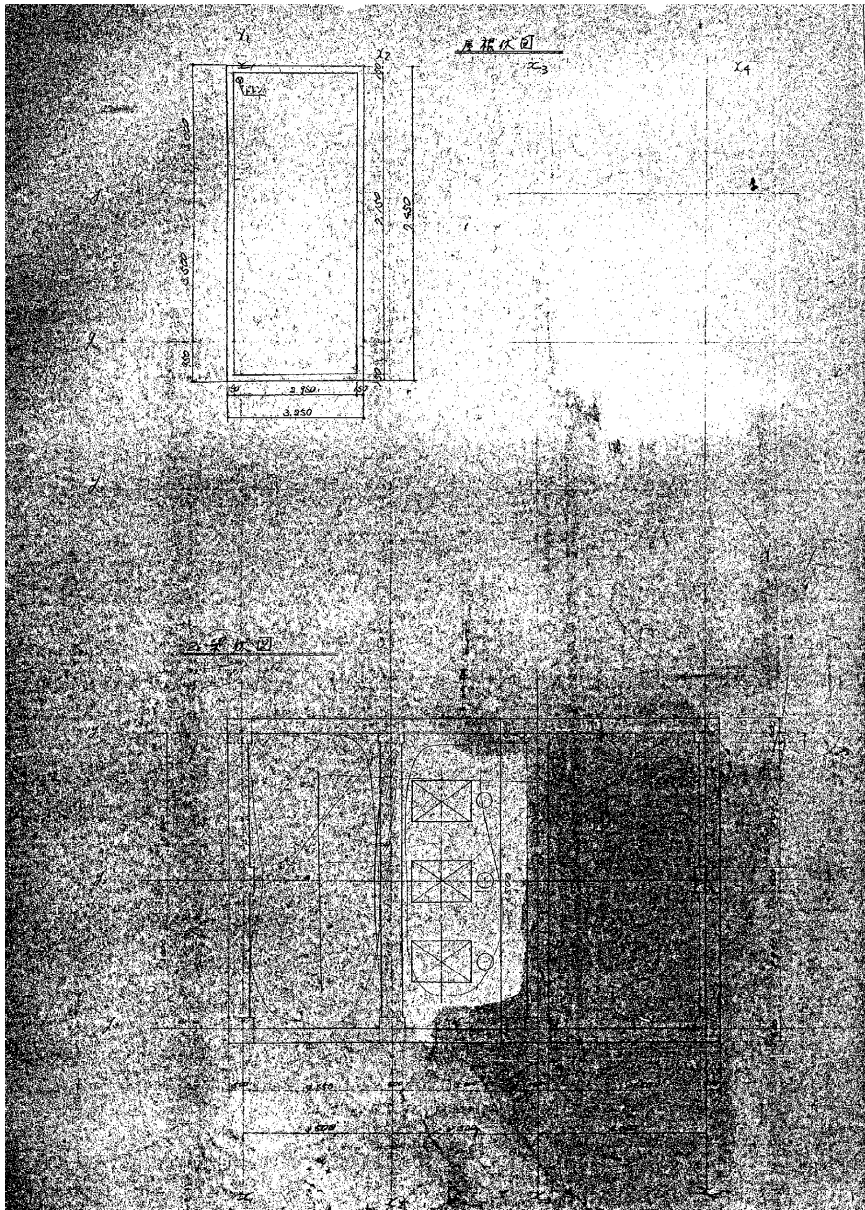



※ EL表示は東日本大震災前の値である。

総合廃液井残置物状況

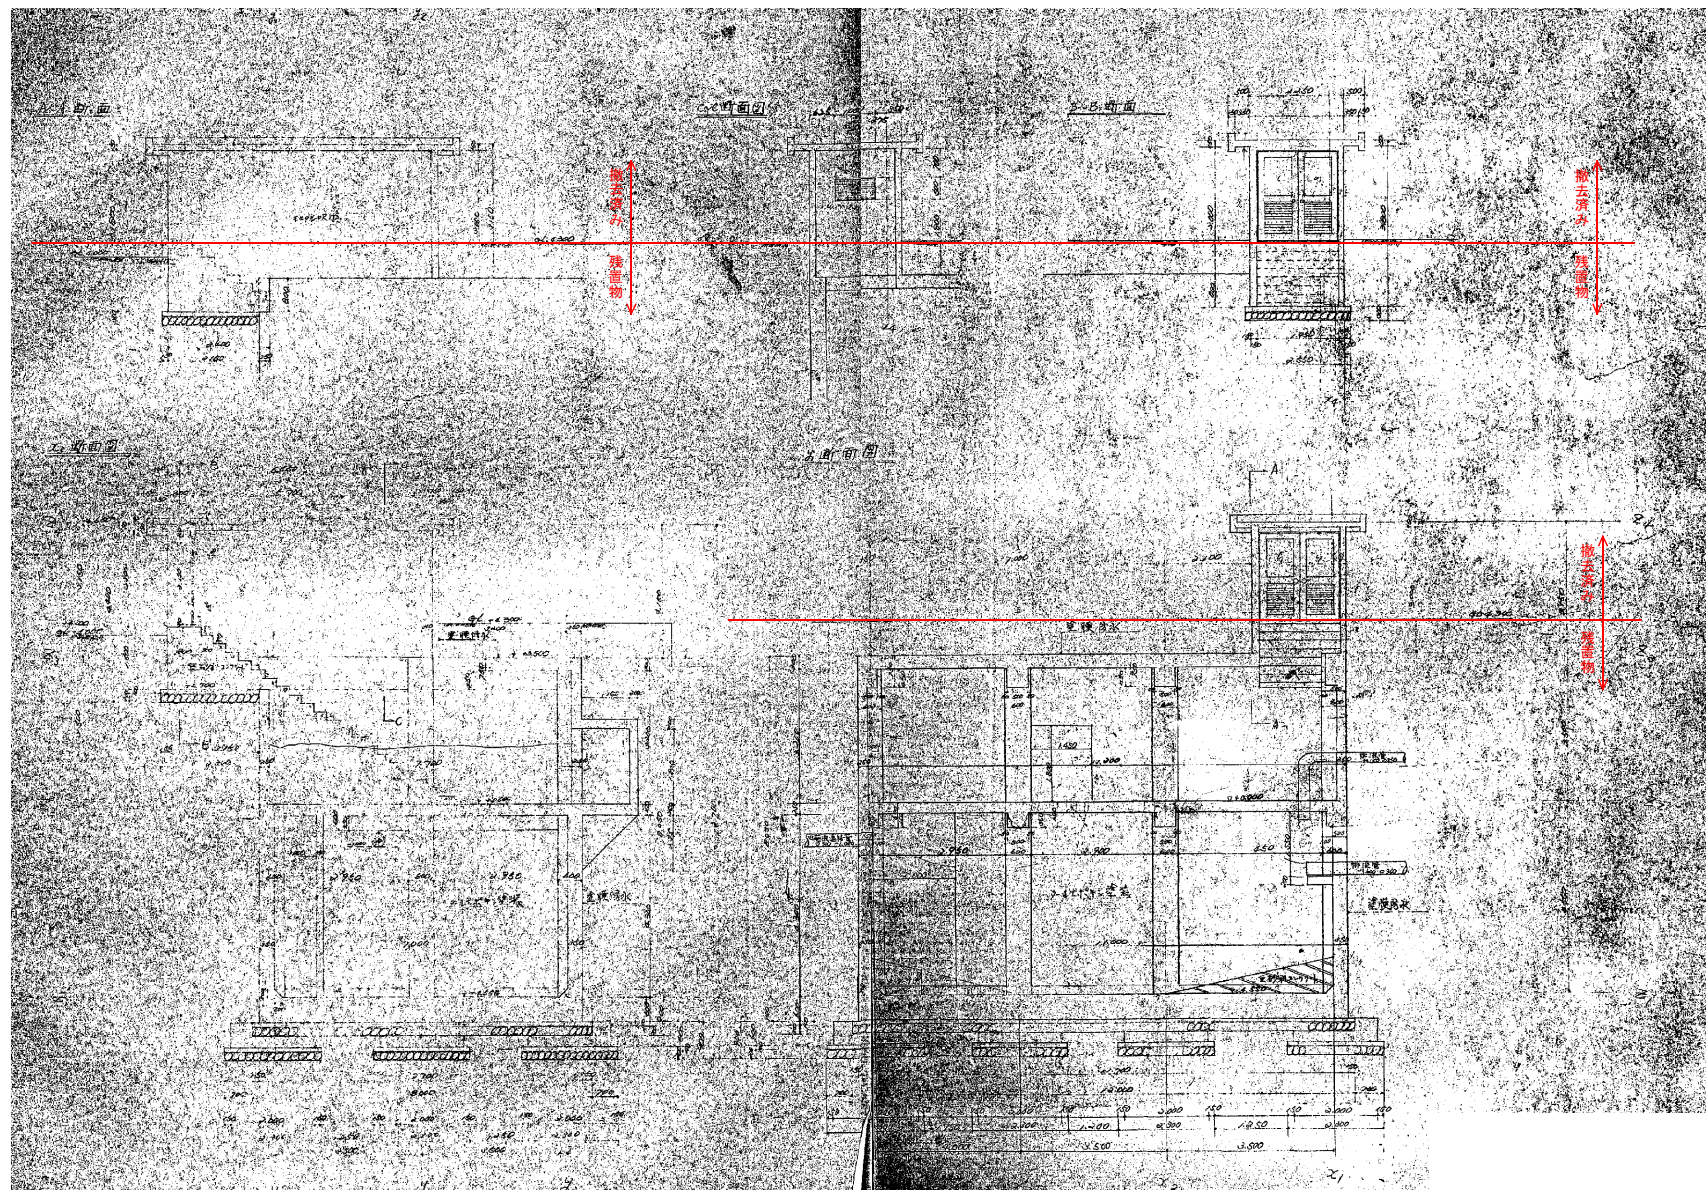


※ EL表示は東日本大震災前の値である。

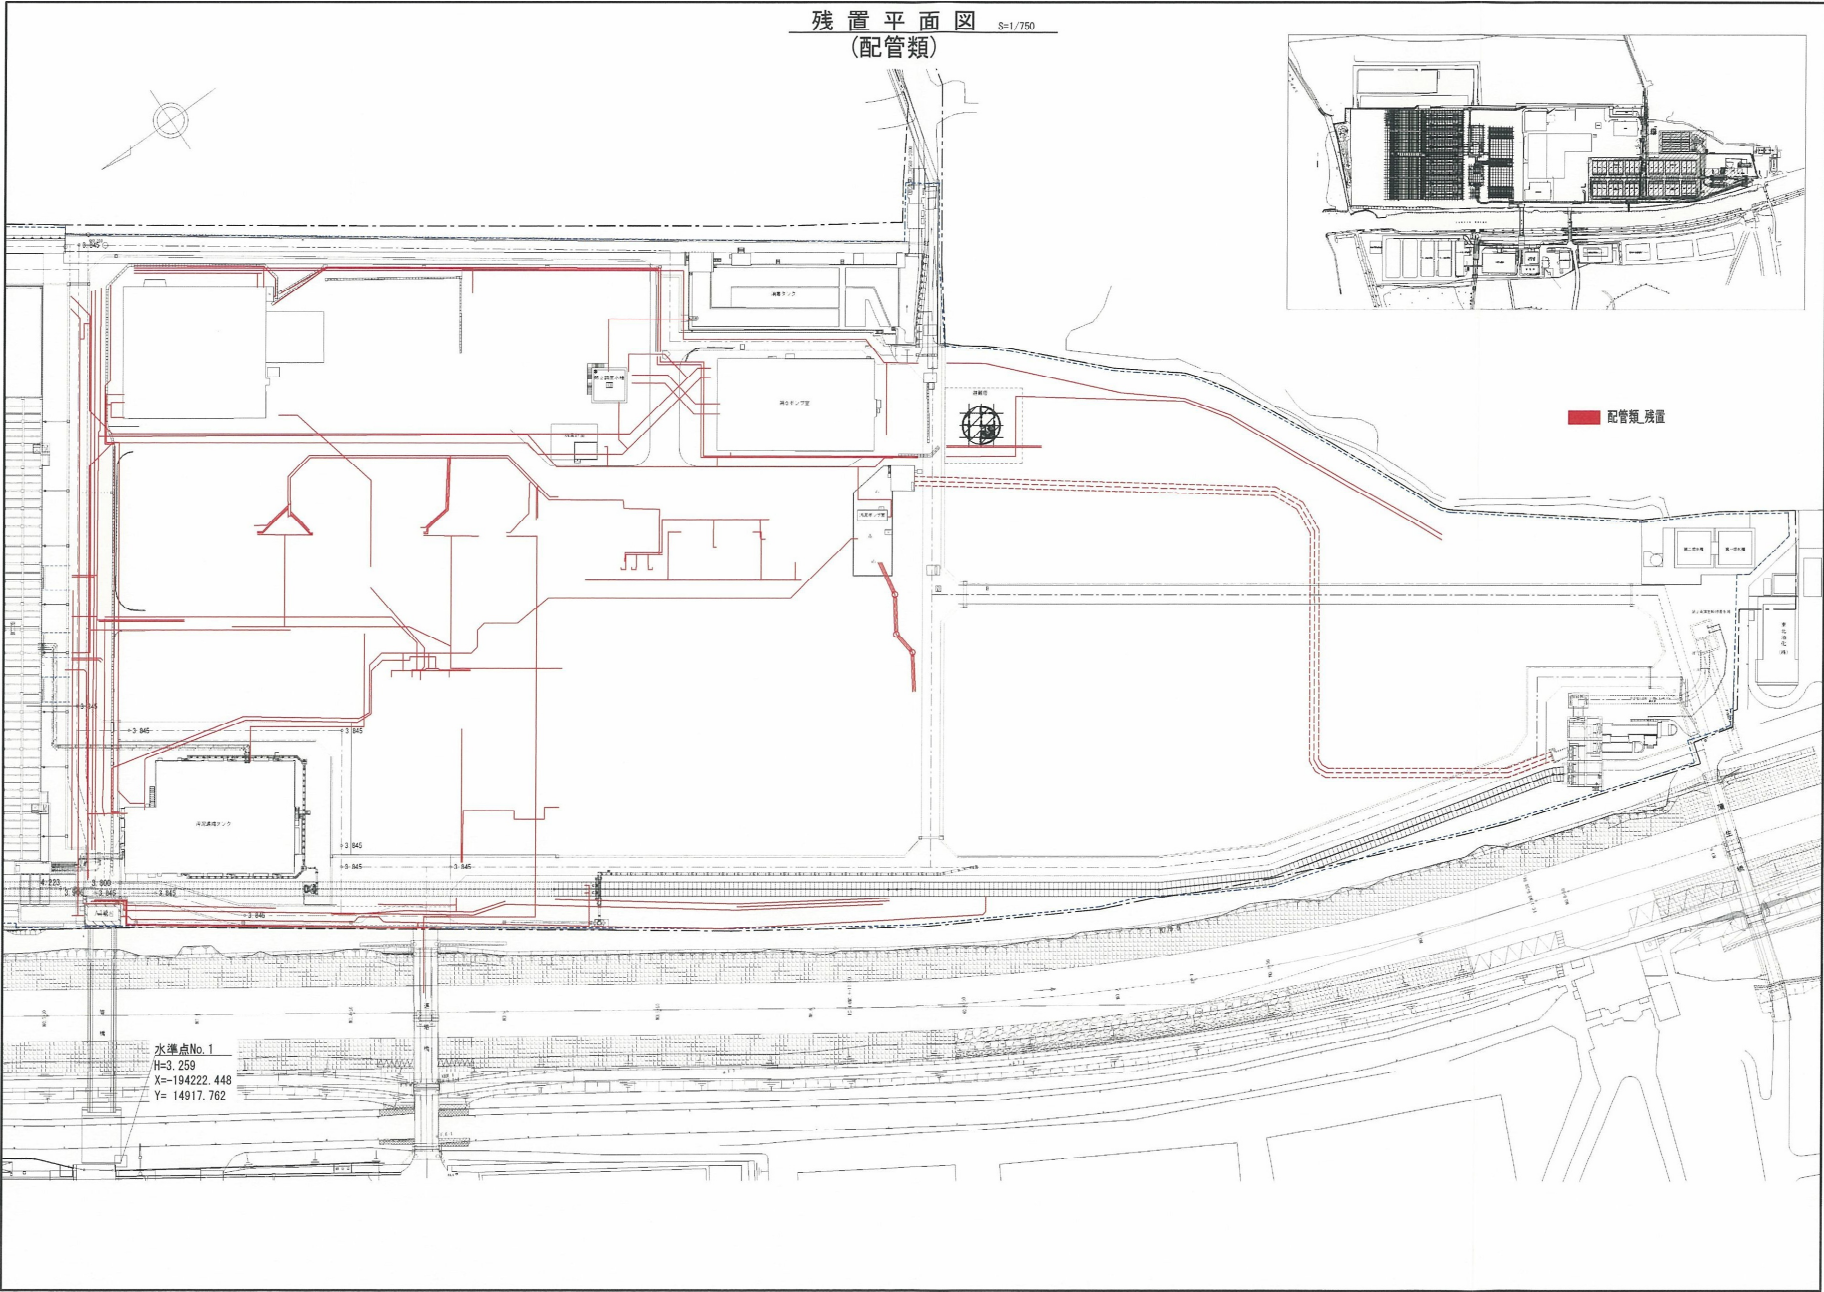

 

一般平面図 S=1/1,500

案内図 S=1/20,000

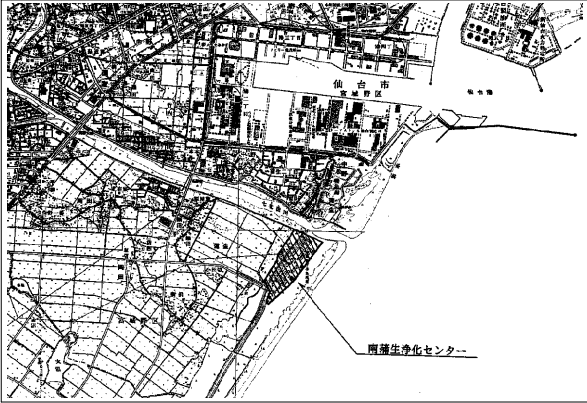

処理方式	
水処理	標準活性汚泥法(嫌気好気運転)
汚泥処理	濃縮→脱水→焼却
計画汚水量(日最大)	
全体	433,000m ³ /日
処理能力(日最大)	
全体	433,000m ³ /日
既設	- m ³ /日
今回	433,000m ³ /日

水準点表	
番号	NO. 2
位置	図示
高さ	+4.068

災害復旧工事その21


災害復旧工事その19

水準点No. 2
H=4.068
X=194257.218
Y=149883.186

：今回施工範囲

【工事名称：仙台市南蒲生浄化センター災害復旧建設工事その19】

施設名	南蒲生浄化センター		
図面名称	一般平面図	縮尺	1/1,500
検収年月	平成28年3月	図面種別コード	Z101
設計管理	日本下水道事業団	業務委託番号	0-01-1593-J04
受託業者	株式会社 NJS	図面番号	C-1


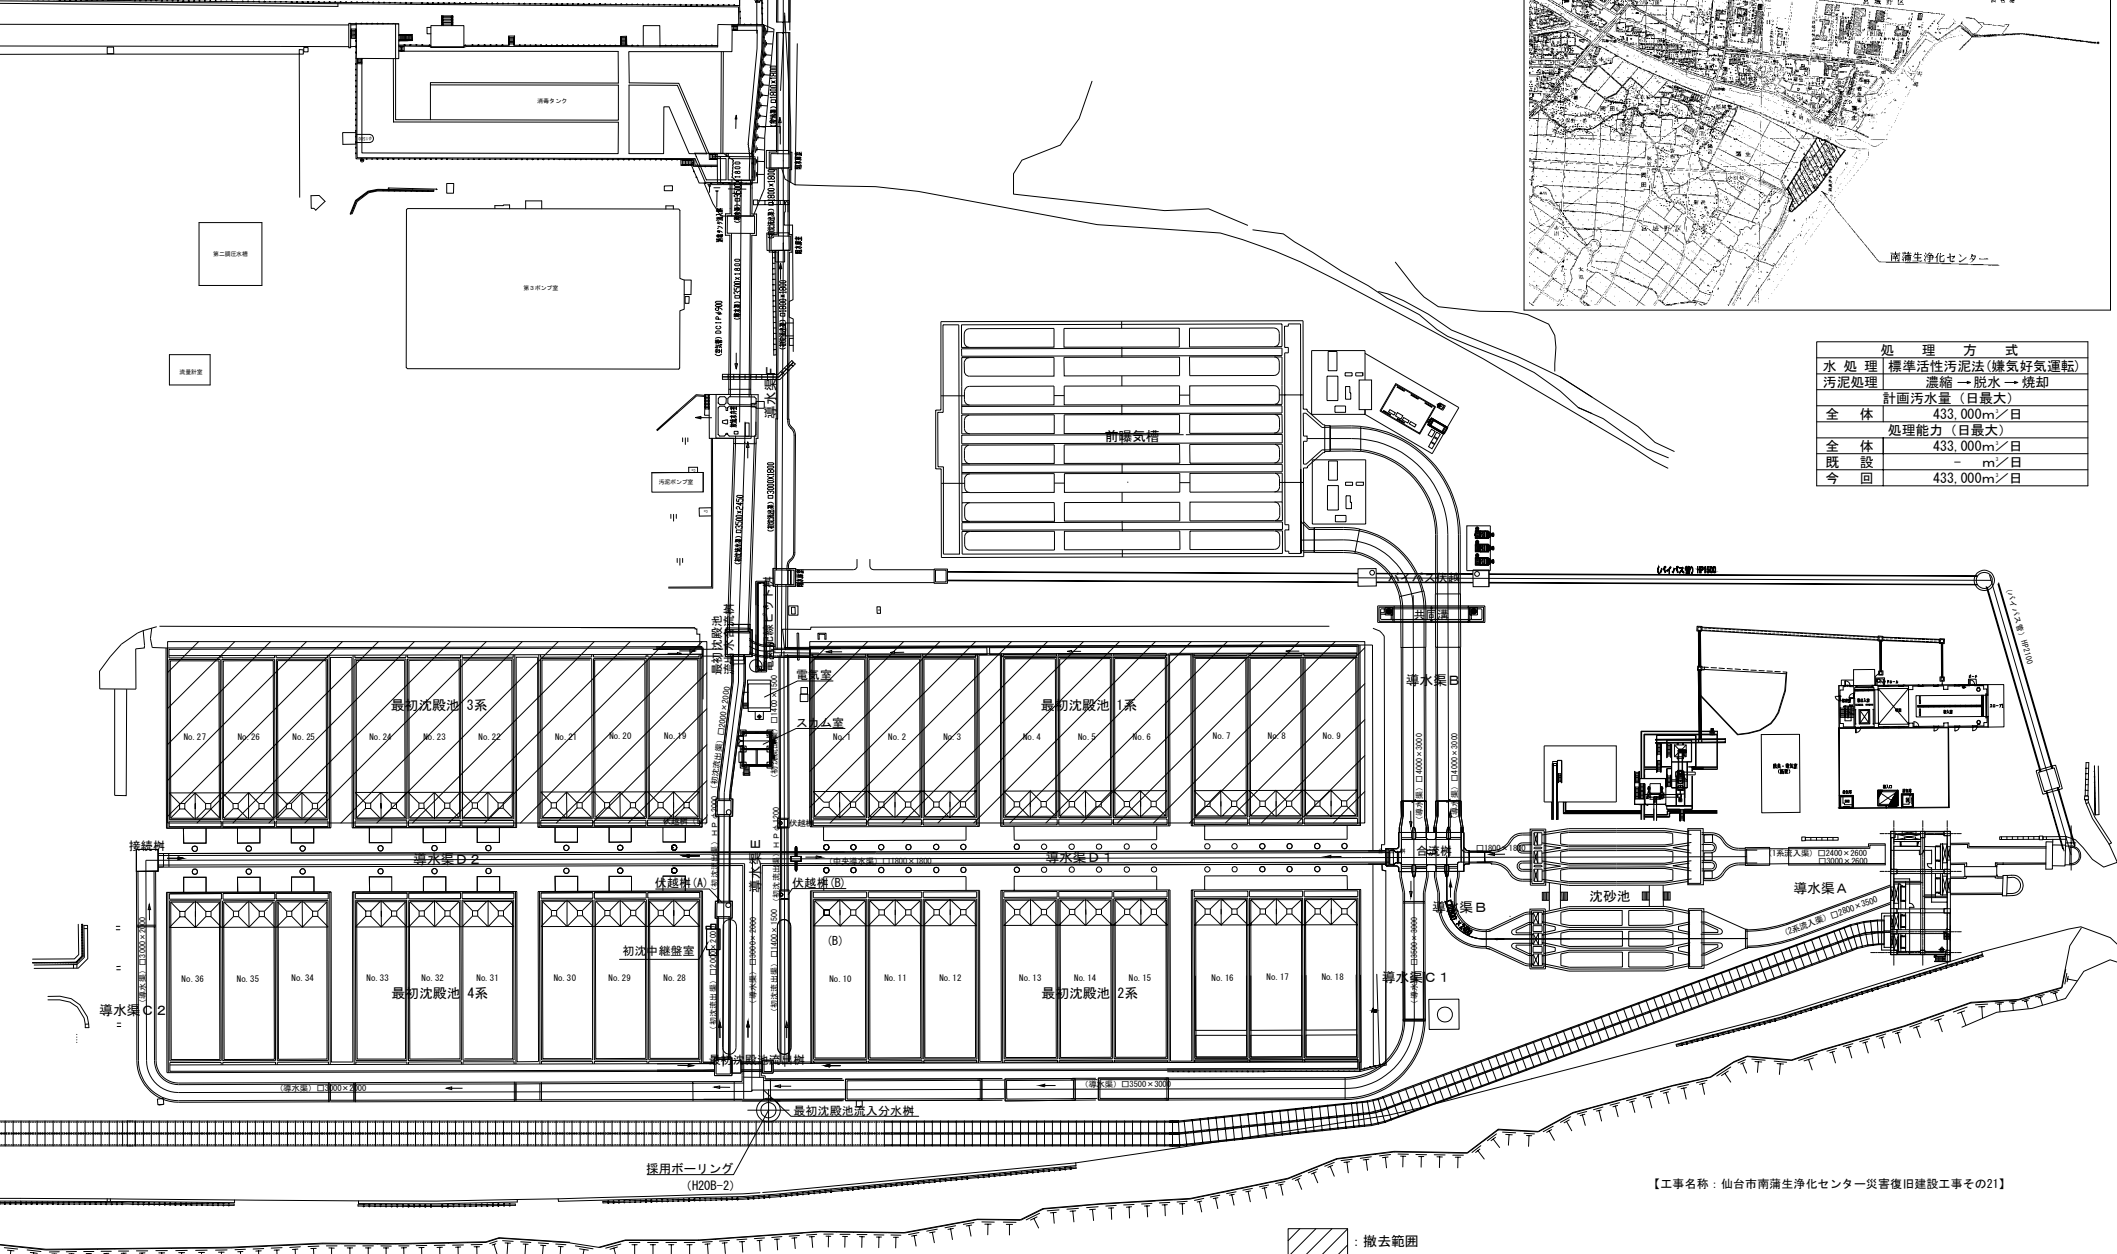


【工事名称：仙台市南蒲生浄化センター災害復旧建設工事その21】



※下記施設は建設工事その18,19,20工事により撤去する。
導水渠A、B、C1、C2、D1、D2、E、F、前曝気槽、沈砂池、最初沈殿池2,4系
合流槽、共同溝、バイパス伏越、最初沈殿池流出槽、接続槽、伏越槽(A)(B)、
最初沈殿池流出水合流槽、電気配線ビット、初沈中継室、スカム室、電気室

撤去範囲

別紙8：既設構造物資料 災害復旧工事その21
水処理施設残置物状況

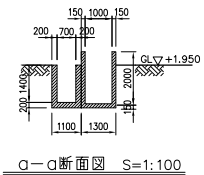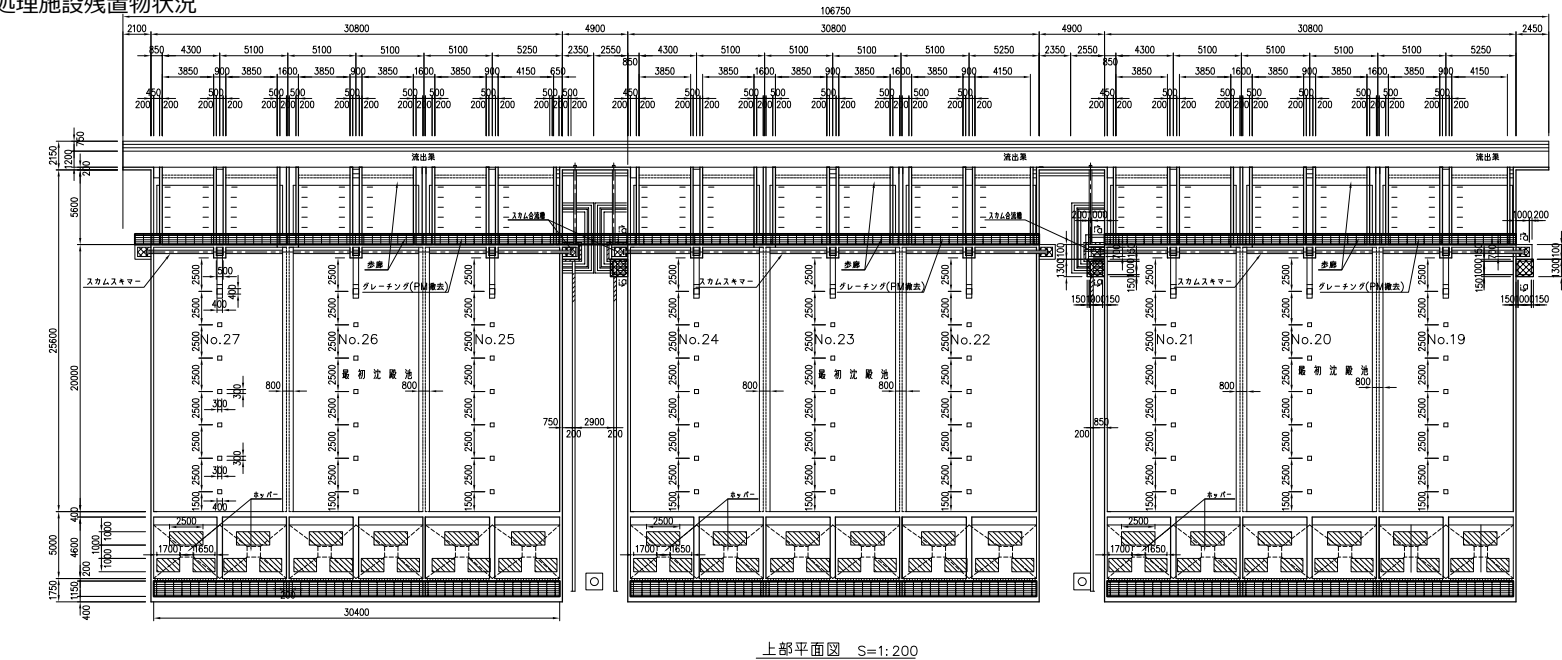

- 合成木柱
- 鋼筋
- グレーチング

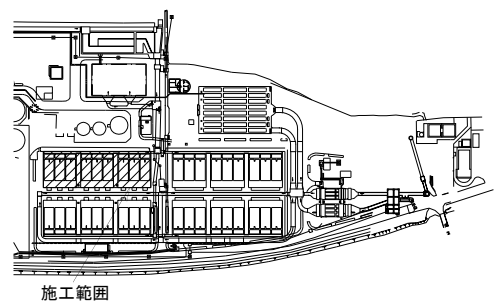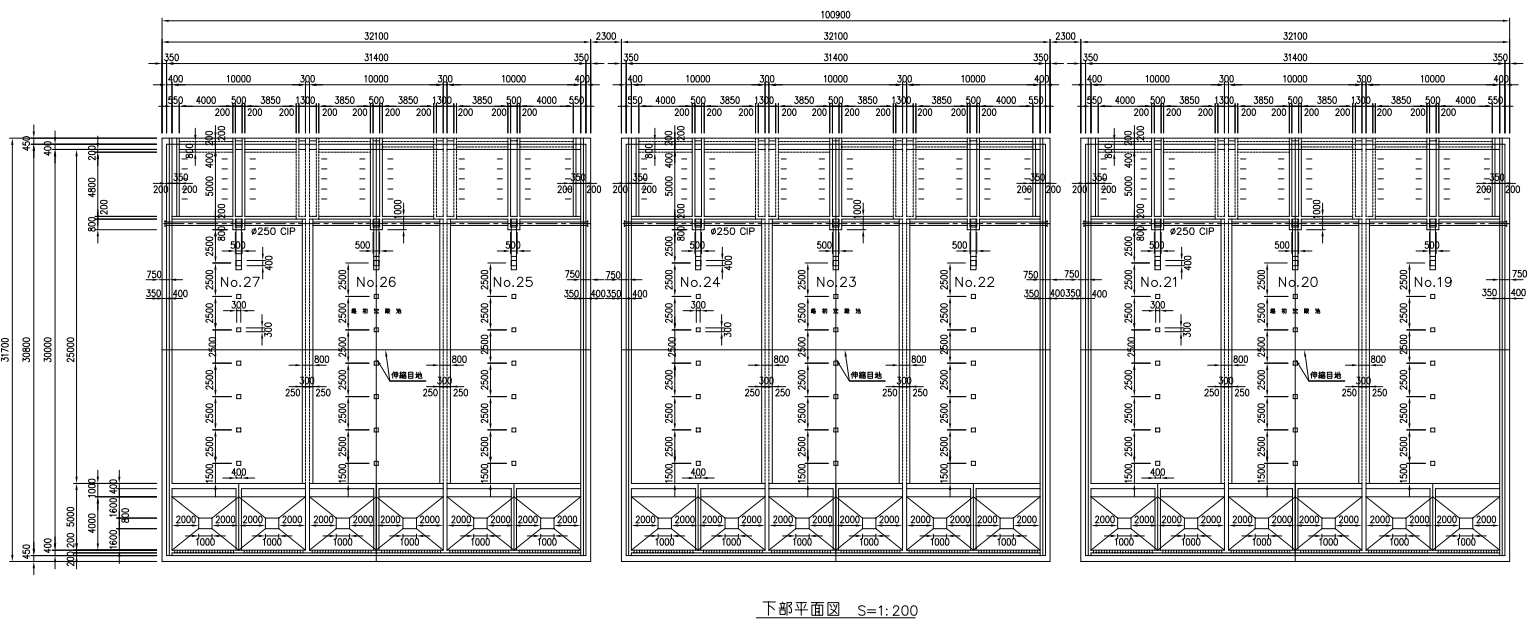

【工事名称：仙台市南蒲生浄化センター災害復旧建設工事その21】